

那霸小頭岸壁防食工事 (R 2)

那霸港那霸小頭地区

設 計 図 面


令和2年度

那霸港管理組合

位置図

S=1/7500

図面番号	図面の種類
全 5 葉中 1 枚	位置図
全 5 葉中 2 枚	那覇ふ頭 1号岸壁防食工その 1
全 5 葉中 3 枚	那覇ふ頭 1号岸壁防食工その 2
全 5 葉中 4 枚	那覇ふ頭 2号岸壁防食工その 1
全 5 葉中 5 枚	那覇ふ頭 2号岸壁防食工その 2

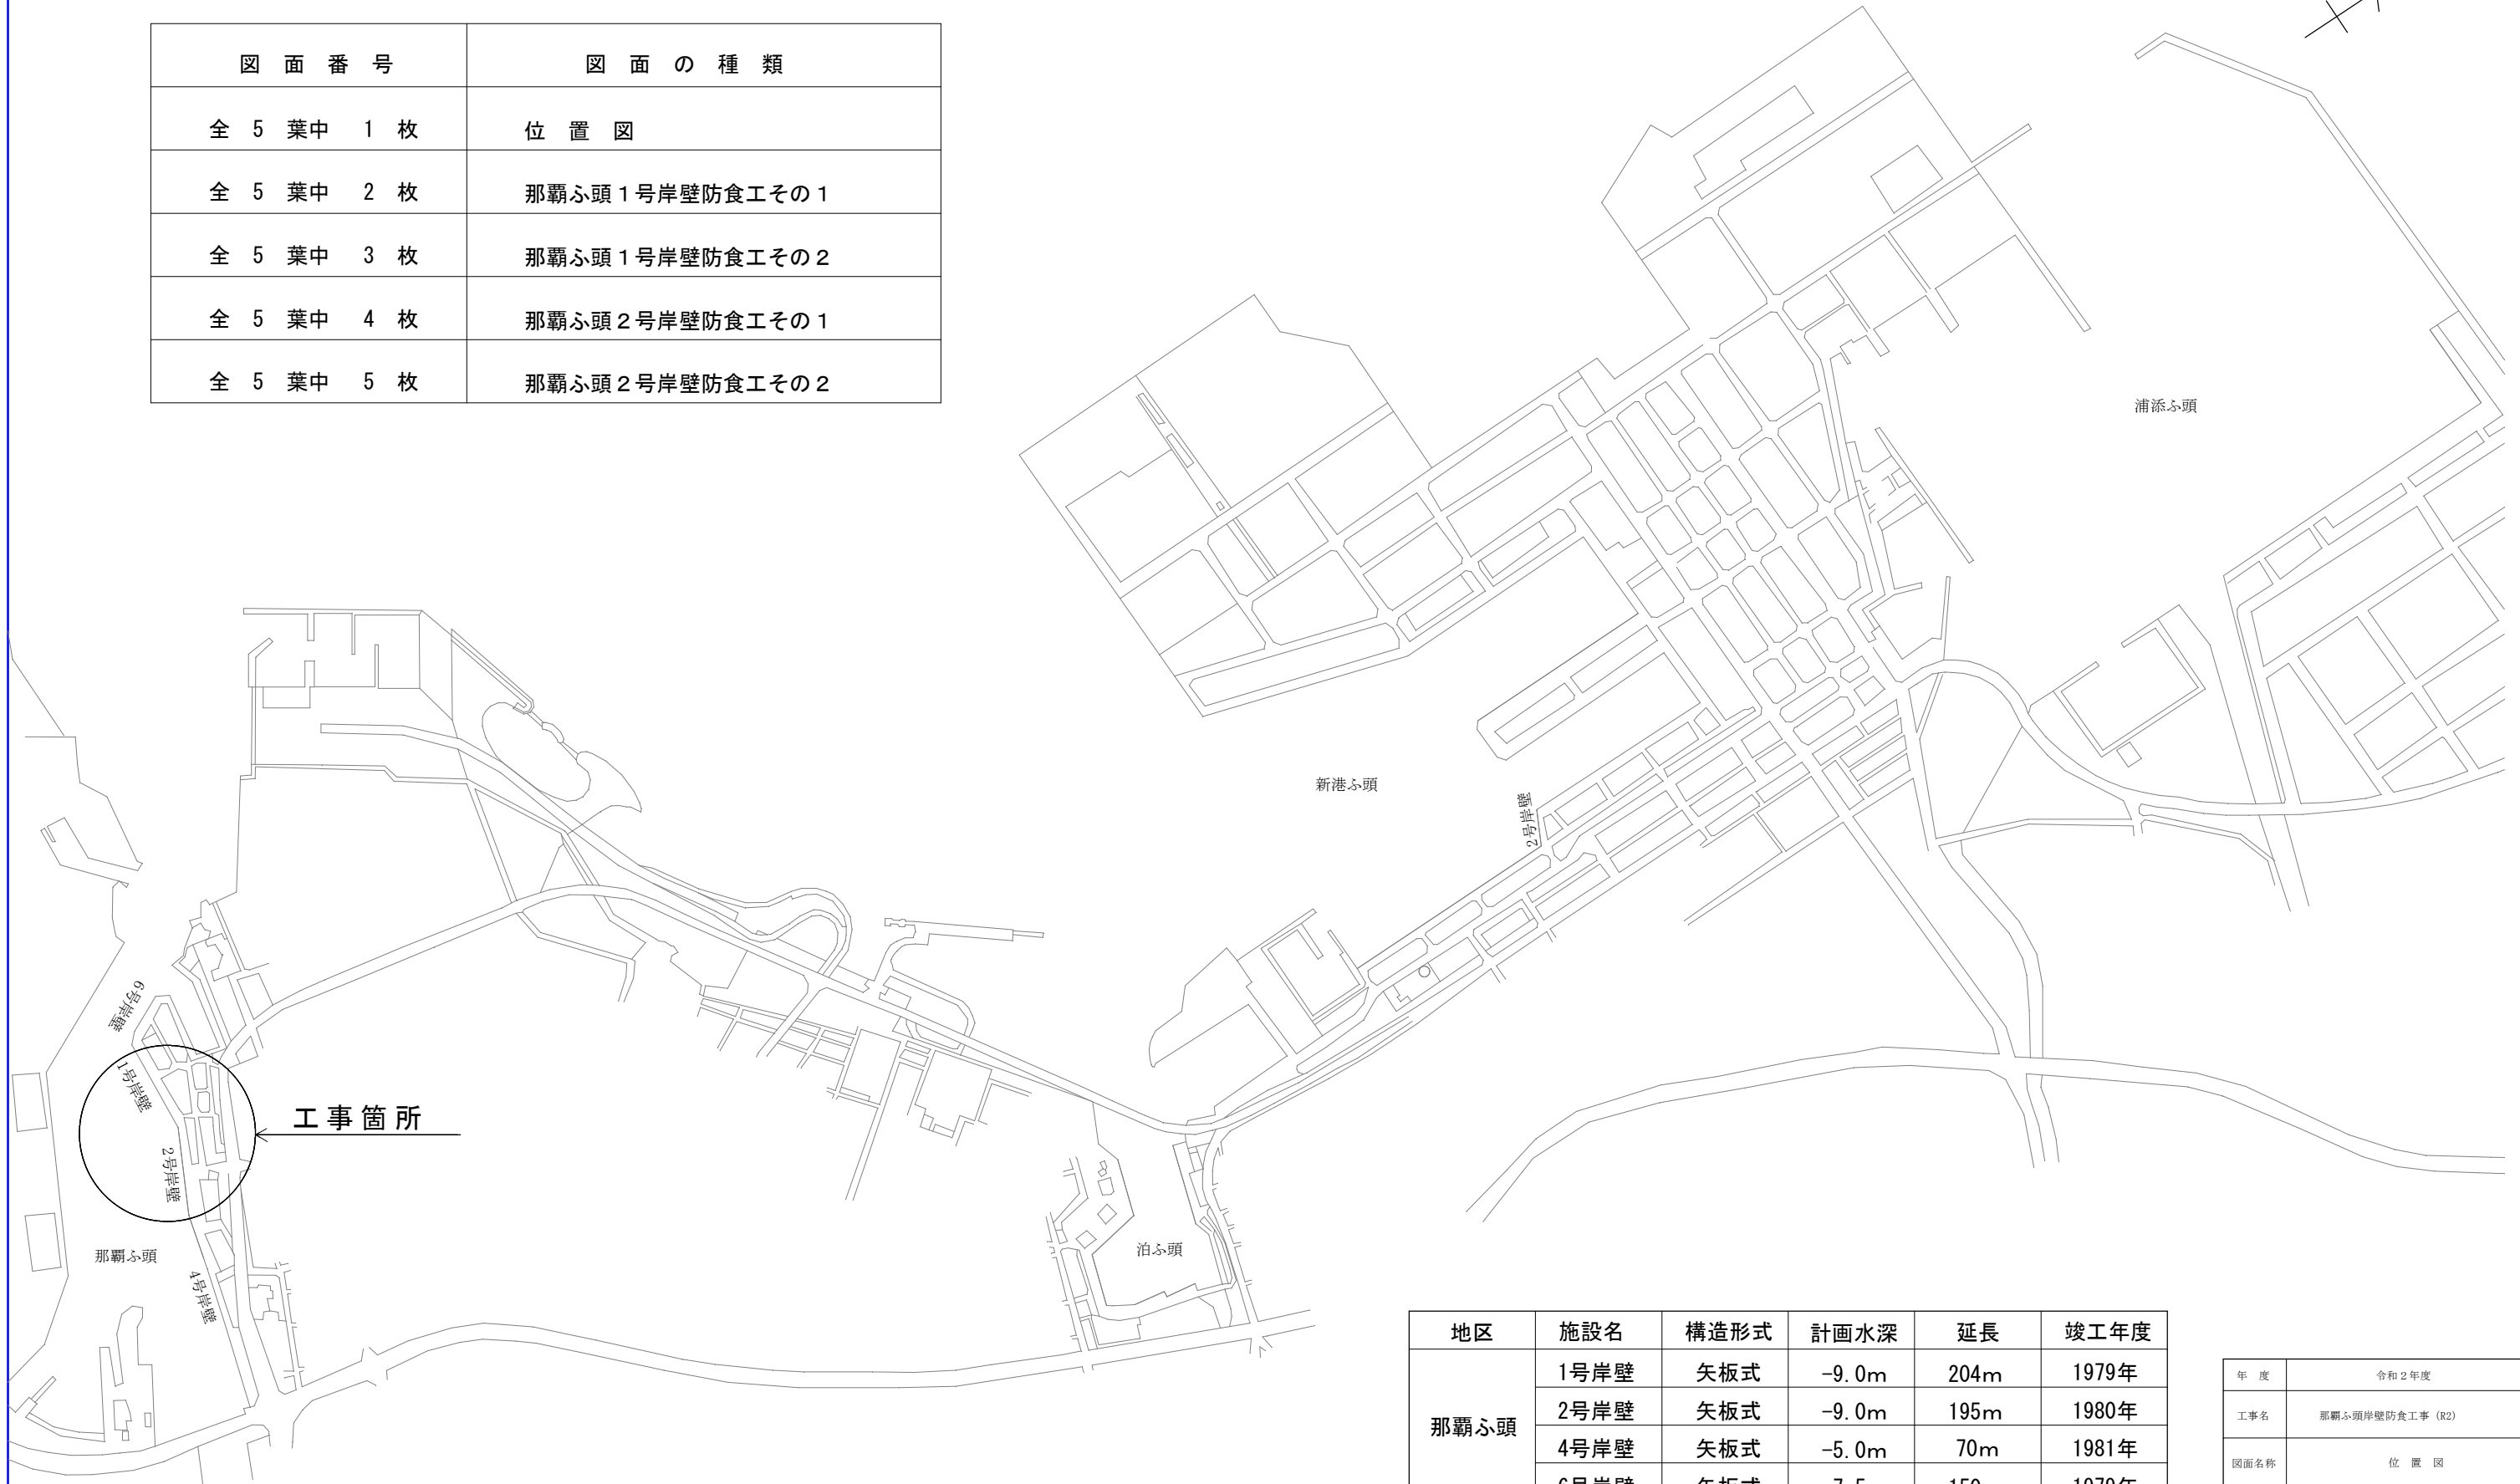

地区	施設名	構造形式	計画水深	延長	竣工年度
那覇ふ頭	1号岸壁	矢板式	-9.0m	204m	1979年
	2号岸壁	矢板式	-9.0m	195m	1980年
	4号岸壁	矢板式	-5.0m	70m	1981年
	6号岸壁	矢板式	-7.5m	150m	1979年
新港ふ頭	2号岸壁	矢板式	-5.0m	70m	1969年



年度	令和2年度
工事名	那覇ふ頭岸壁防食工事 (R2)
図面名称	位置図
縮尺	図示
図面番号	全5枚の1枚目
那覇港管理組合	

那覇ふ頭1号岸壁防食工 その1

S=1/300

平面図

S=1/300

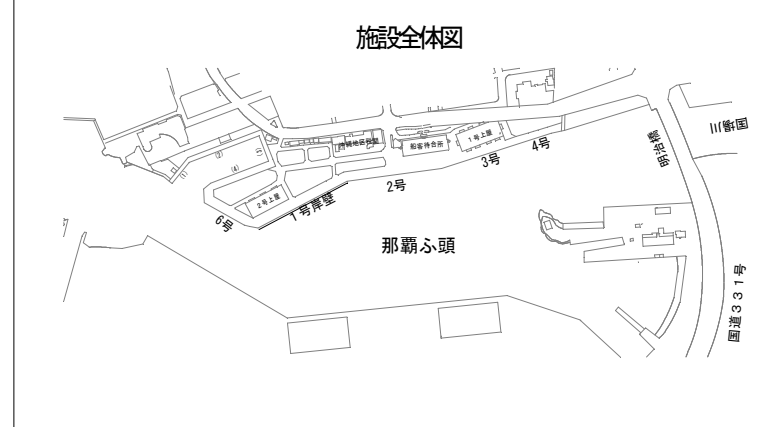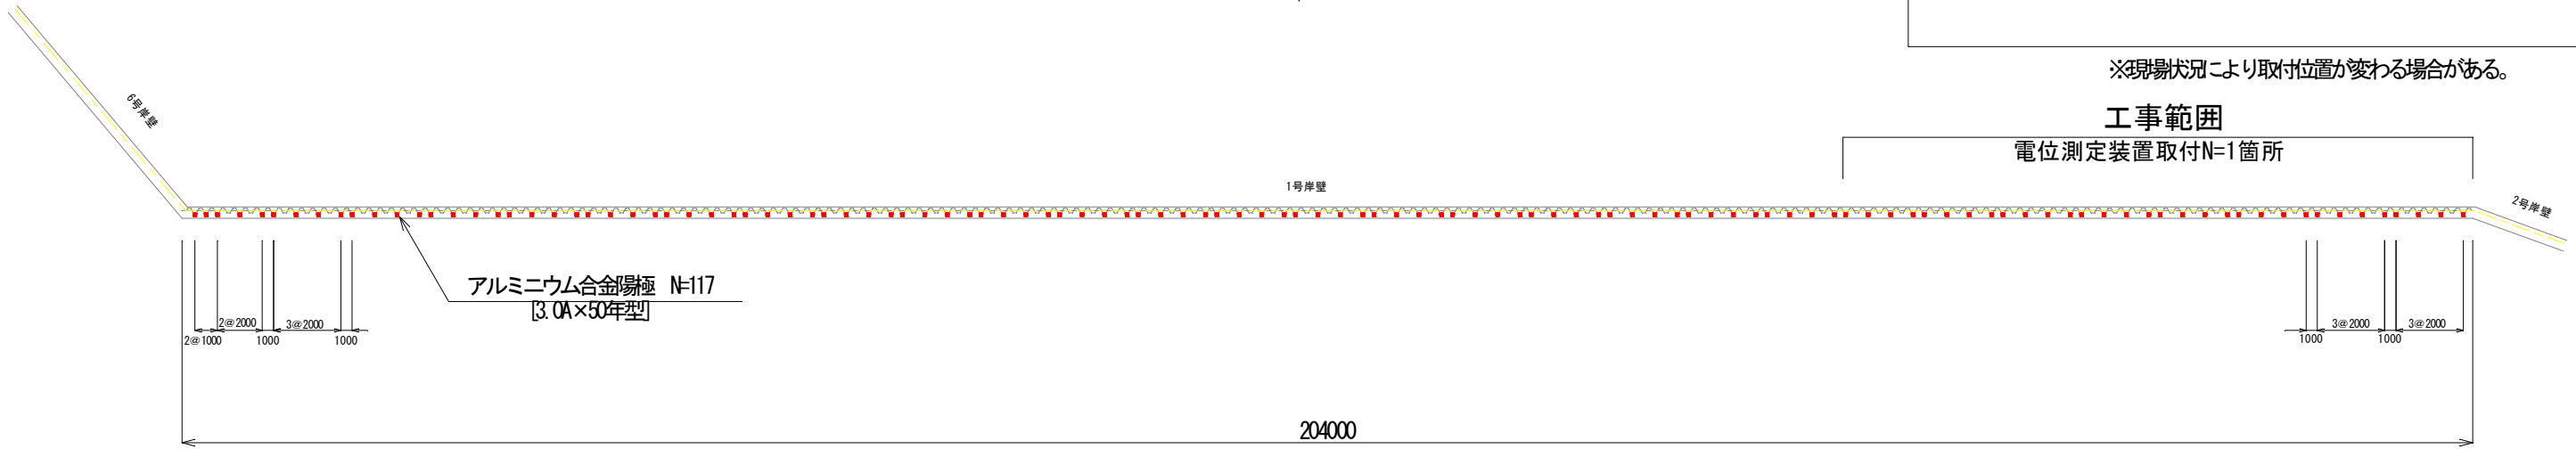


※現場状況により取付位置が変わる場合がある。

工事範囲

電位測定装置取付N=1箇所

正面図


S=1/300

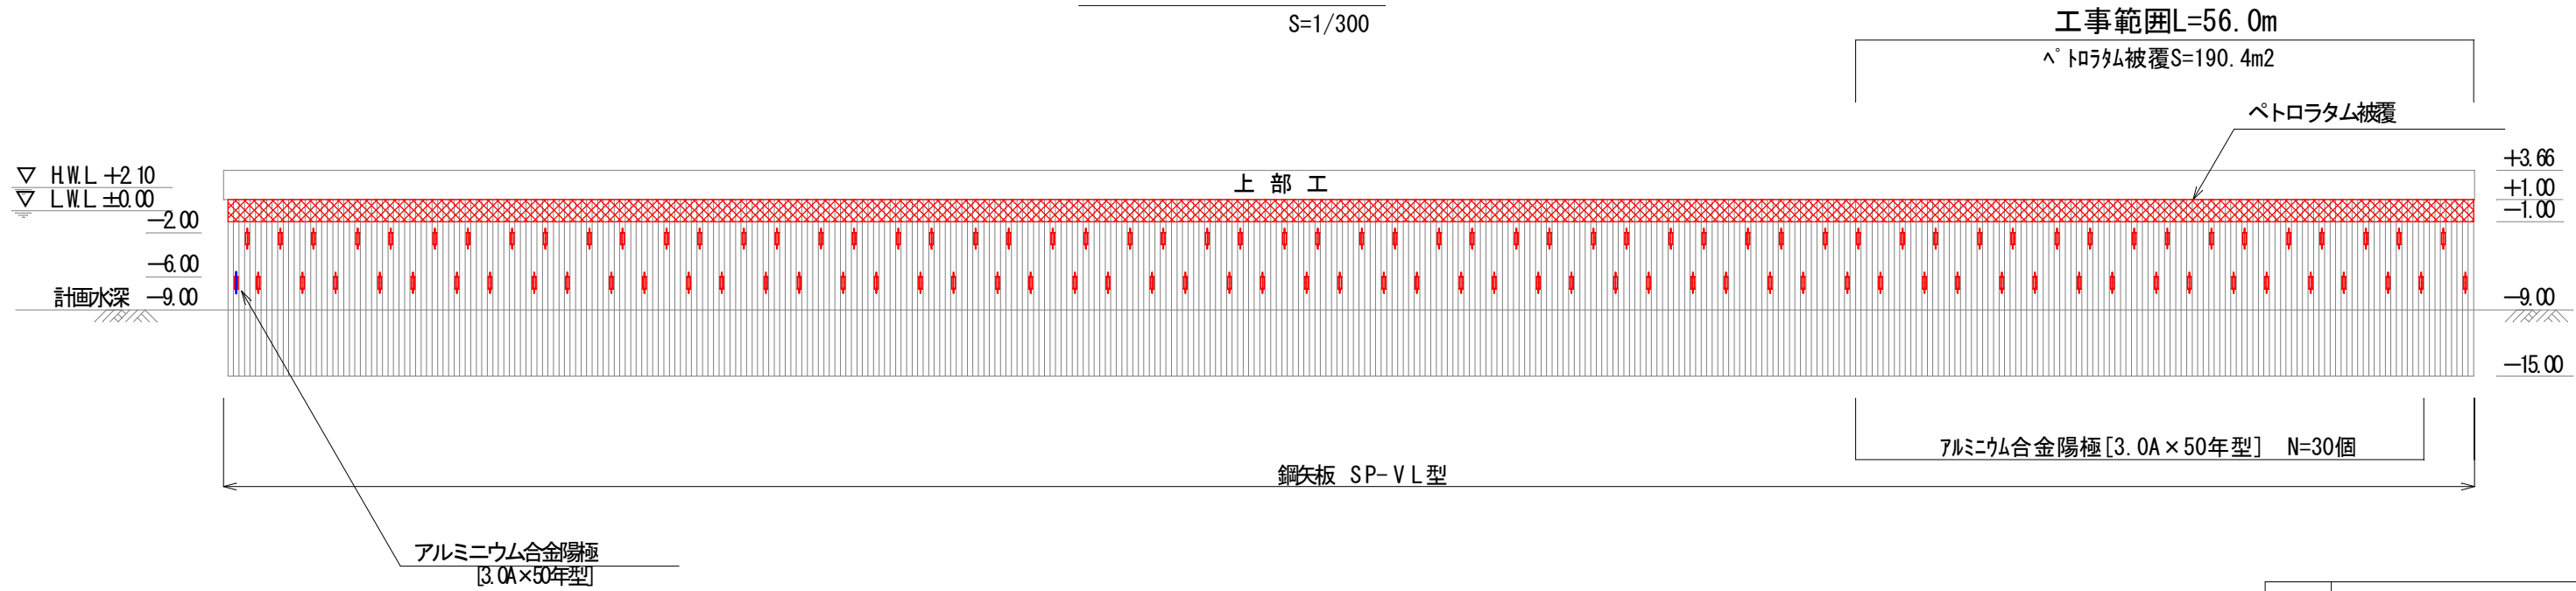


年度	令和2年度
工事名	那覇ふ頭岸壁防食工事 (R2)
図面名称	那覇ふ頭1号岸壁防食工 その1
縮尺	図示
図面番号	全5枚の2枚目
那覇港管理組合	

那覇ふ頭1号岸壁防食工 その2

標準断面図 S=1/50

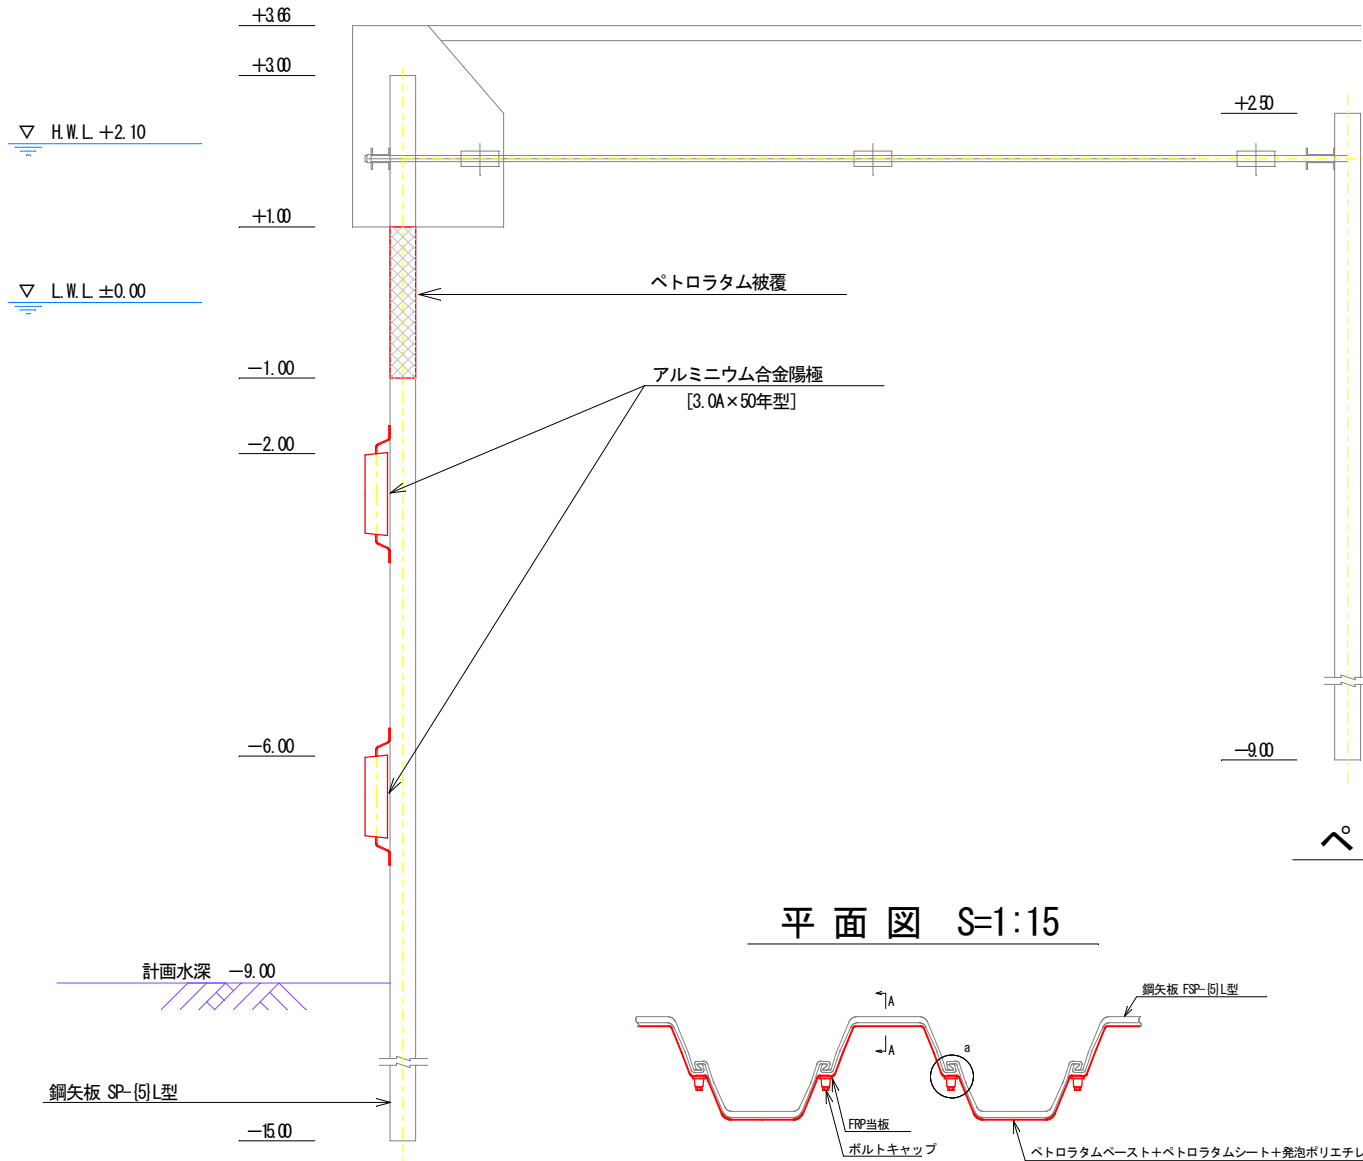


電位測定装置取付要領図 S=1:3

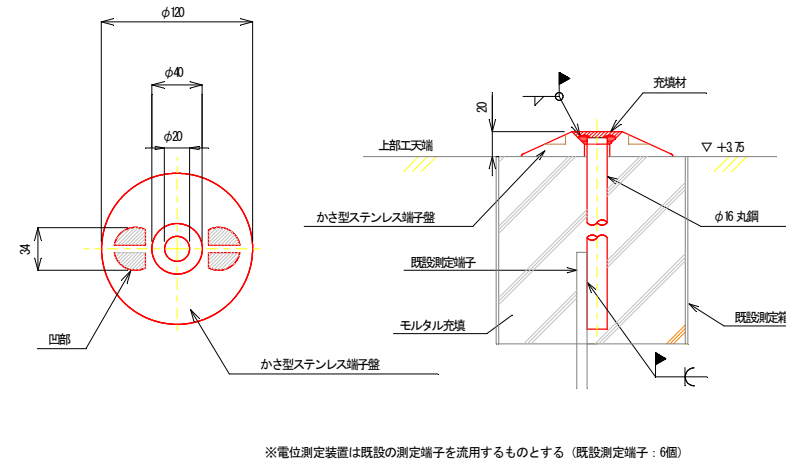


※電位測定装置は既存の測定端子を流用するものとする (既存測定端子: 6個)

陽極取付詳細図 S=1:15

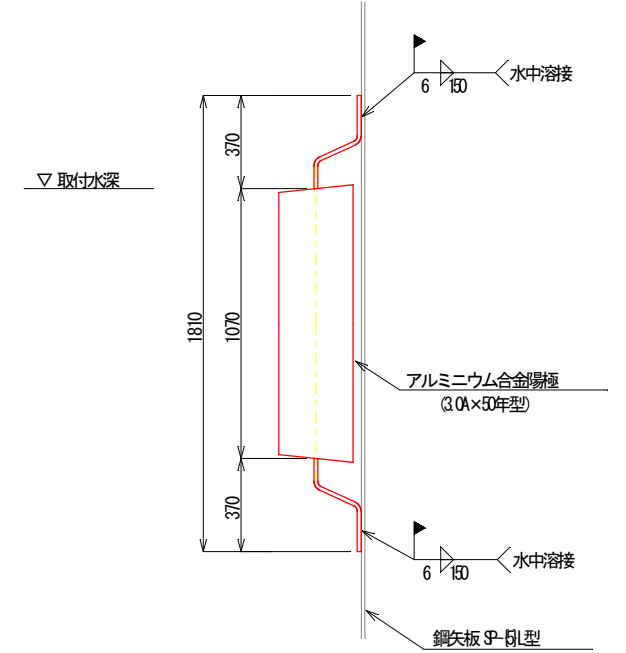


ペトラタム被覆詳細図


平面図 S=1:15

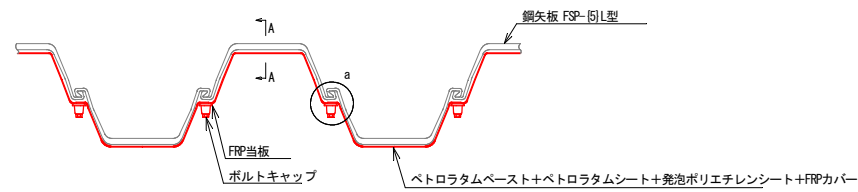


正面図 S=1:15

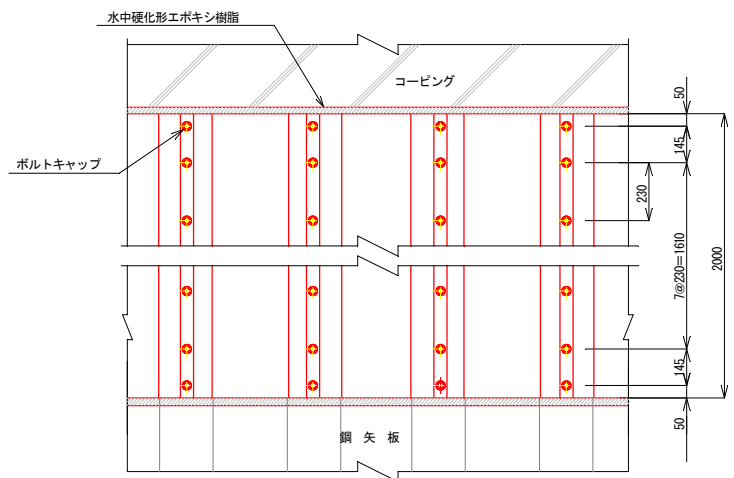

A-A 断面図

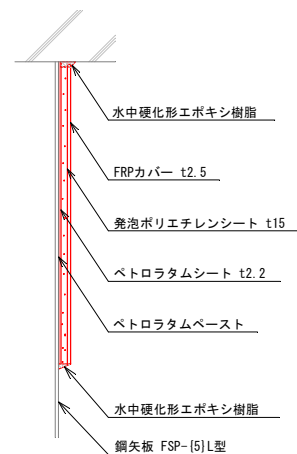


a部詳細図 S=1:2

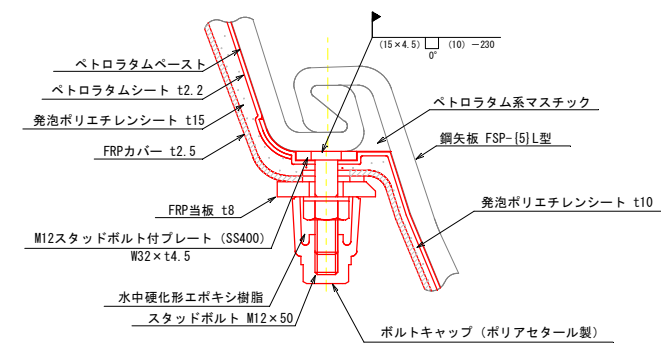


年度	令和2年度
工事名	那覇ふ頭岸壁防食工事 (R2)
図面名称	那覇ふ頭1号岸壁防食工 その2
縮尺	図示
図面番号	全5枚の 3枚目
那覇港管理組合	

那覇ふ頭2号岸壁防食工 その1


平面図 S=1:300

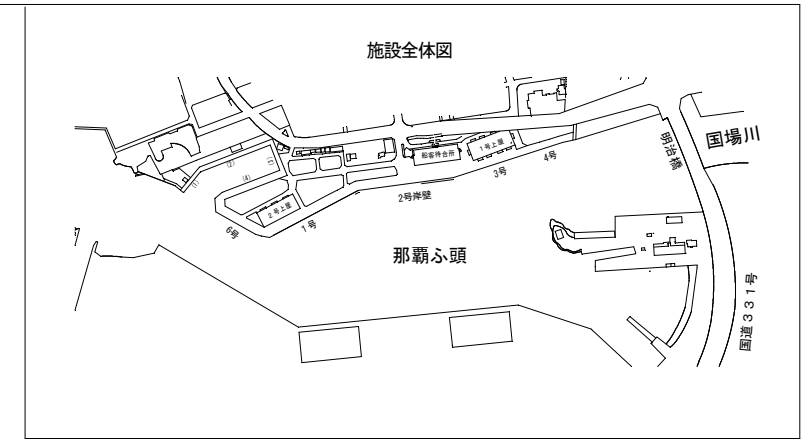

※現場状況により取付位置が変わる場合がある。

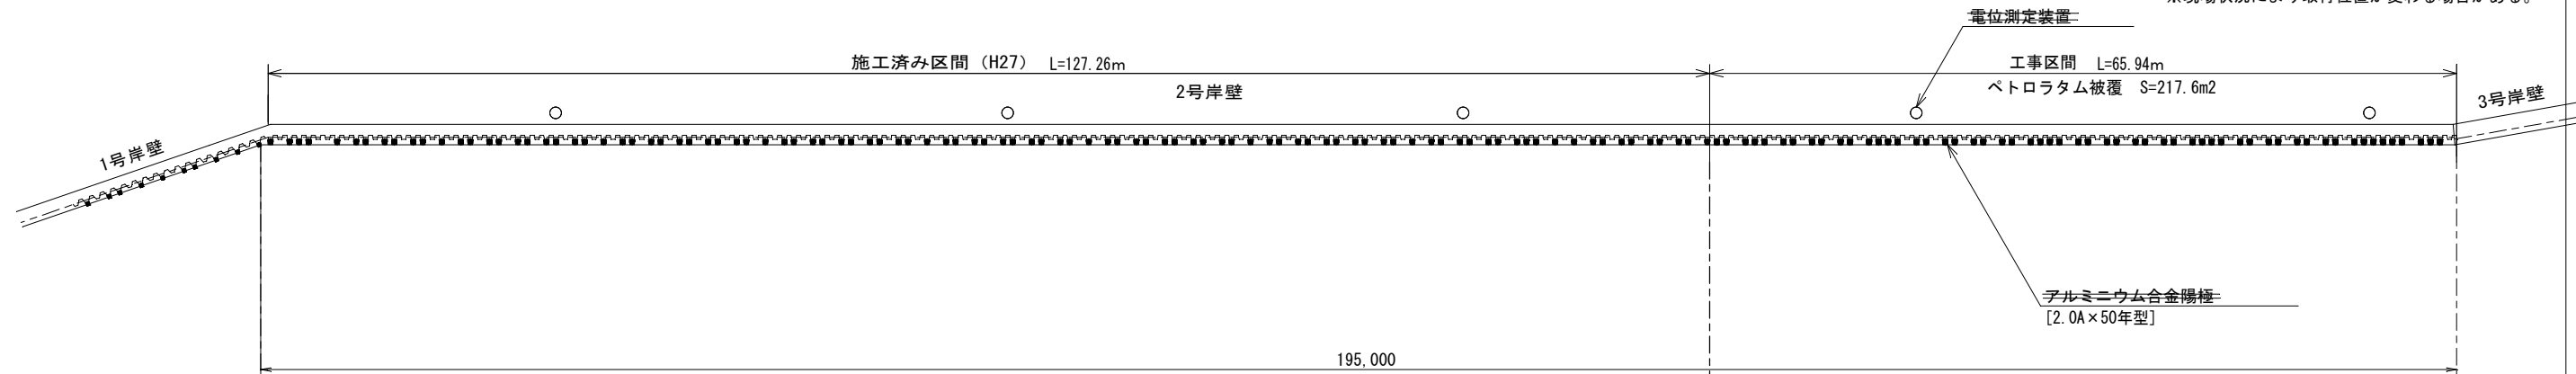


正面図 S=1:300

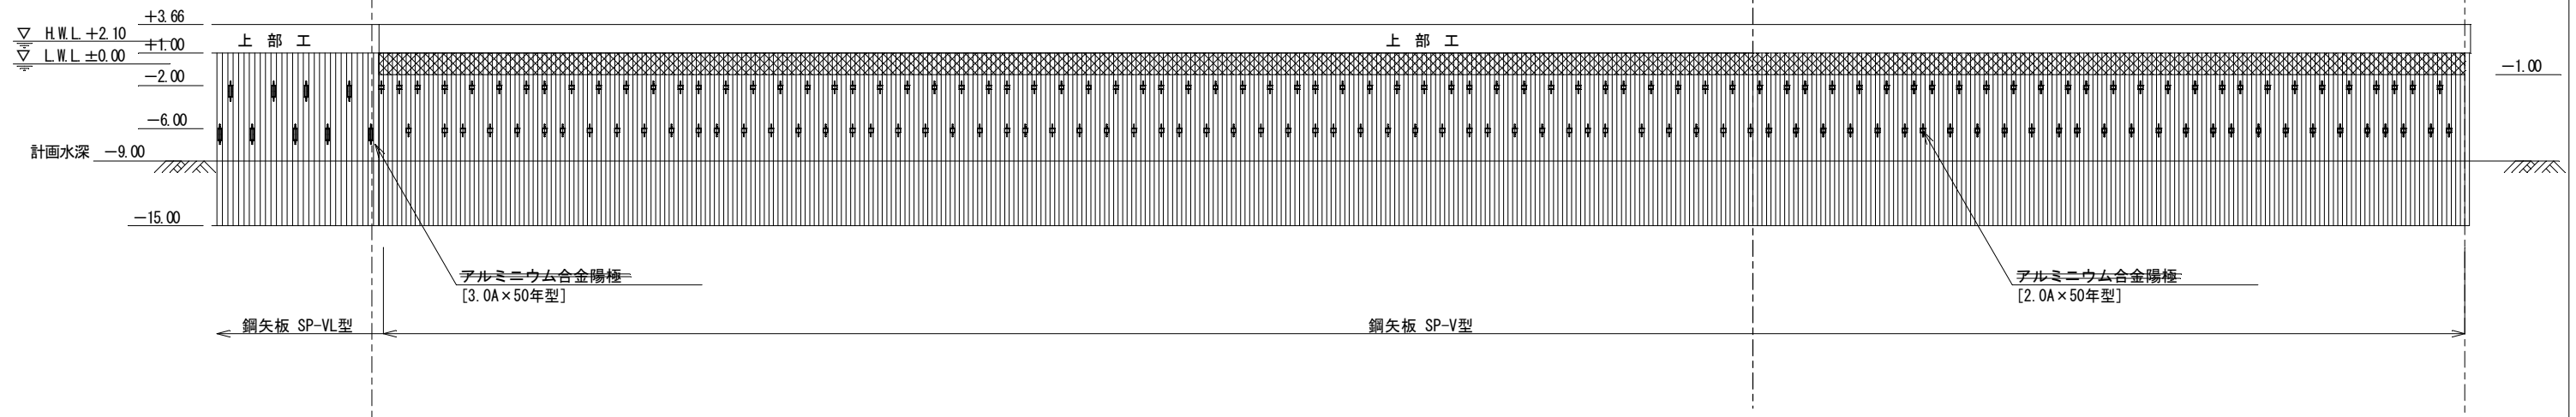


年度	令和2年度
工事名	那覇ふ頭岸壁防食工事 (R2)
図面名称	那覇ふ頭2号岸壁防食工 その1
縮尺	図示
図面番号	全5枚の 4枚目
那覇港管理組合	

那覇ふ頭2号岸壁防食工 その2


標準断面図 S=1:50

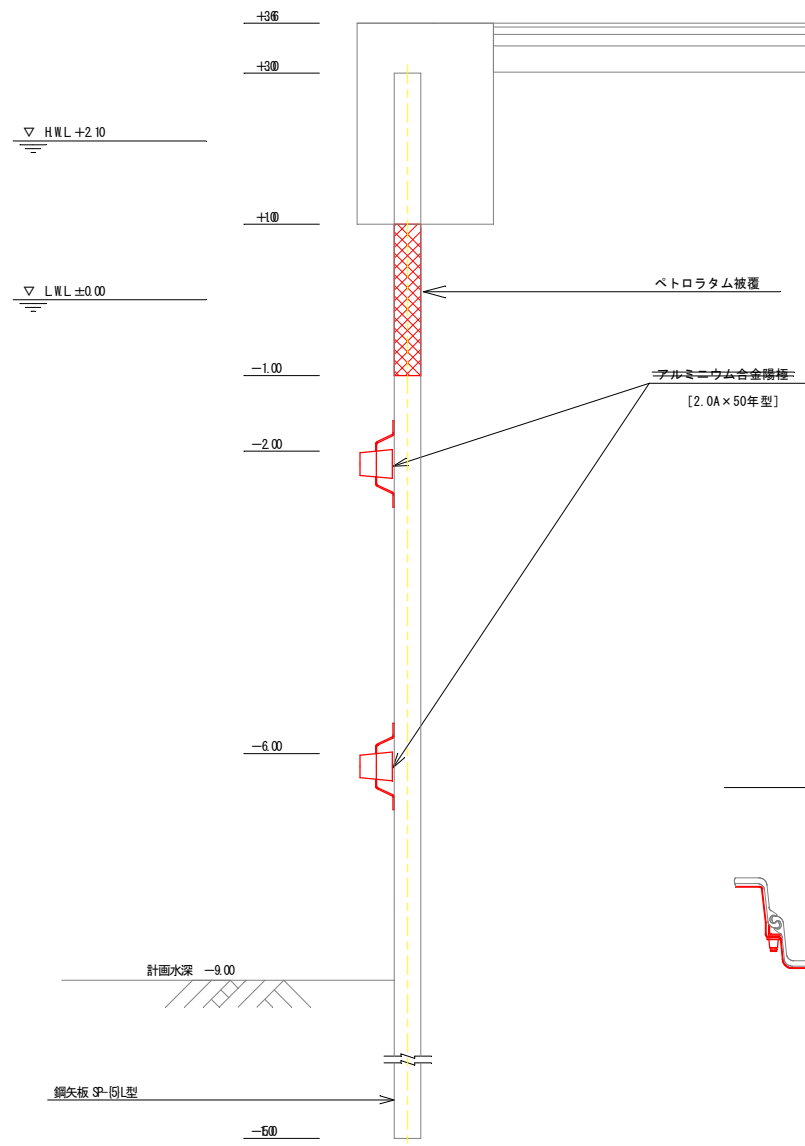

電位測定装置取付要領図 S=1:3

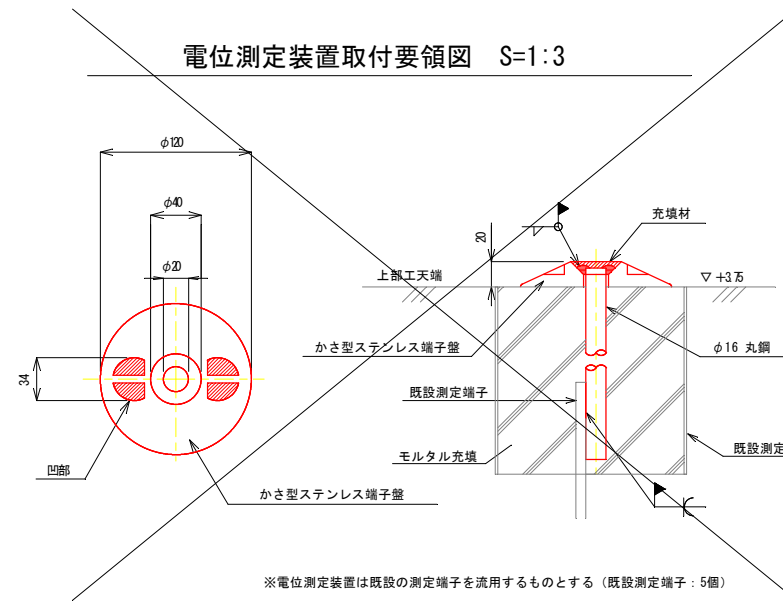


陽極取付詳細図 S=1:15

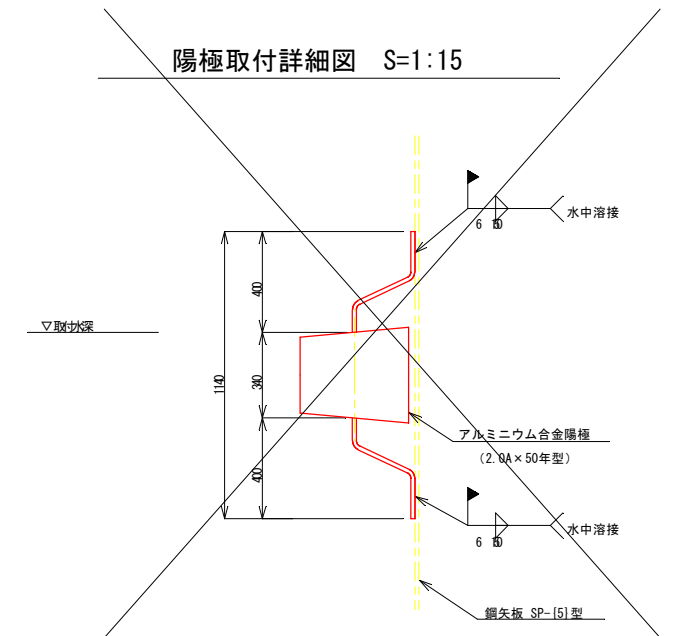



ベトログラム被覆詳細図

平面図 S=1:15

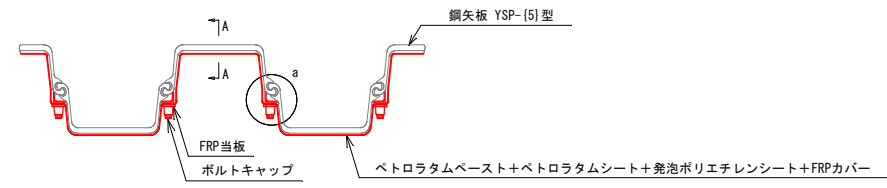


正面図 S=1:15

A-A 断面図

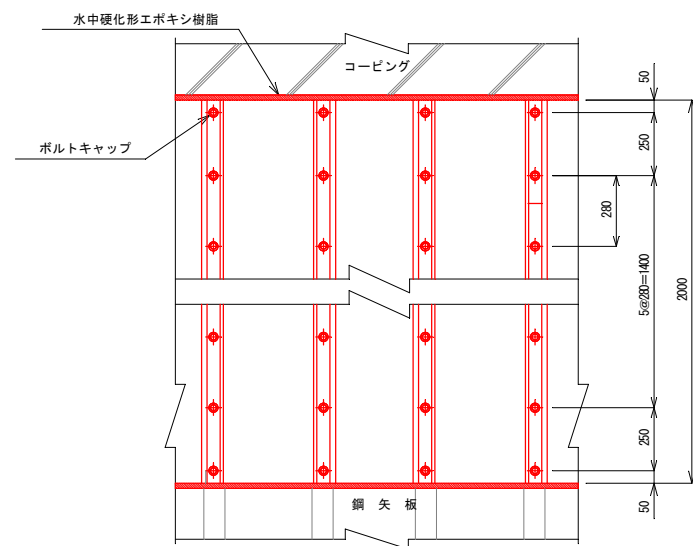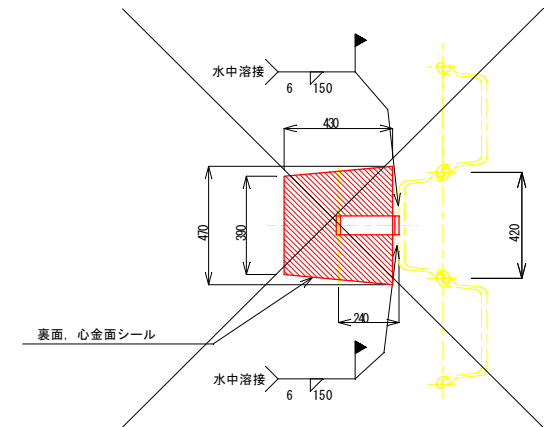

a部詳細図 S=1:2

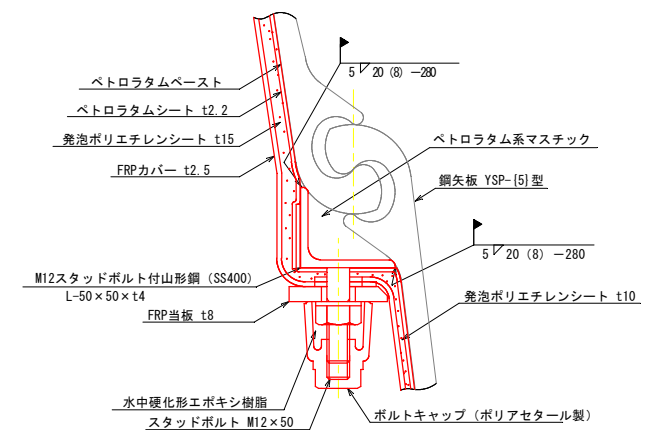

年度	令和2年度
工事名	那覇ふ頭2号岸壁防食工 (R2)
図面名称	那覇ふ頭2号岸壁防食工 その2
縮尺	図示
図面番号	全5枚の 5枚目
那覇港管理組合	