


工事名：臨港道路港湾2号線道路照明更新工事（R8）

位置図

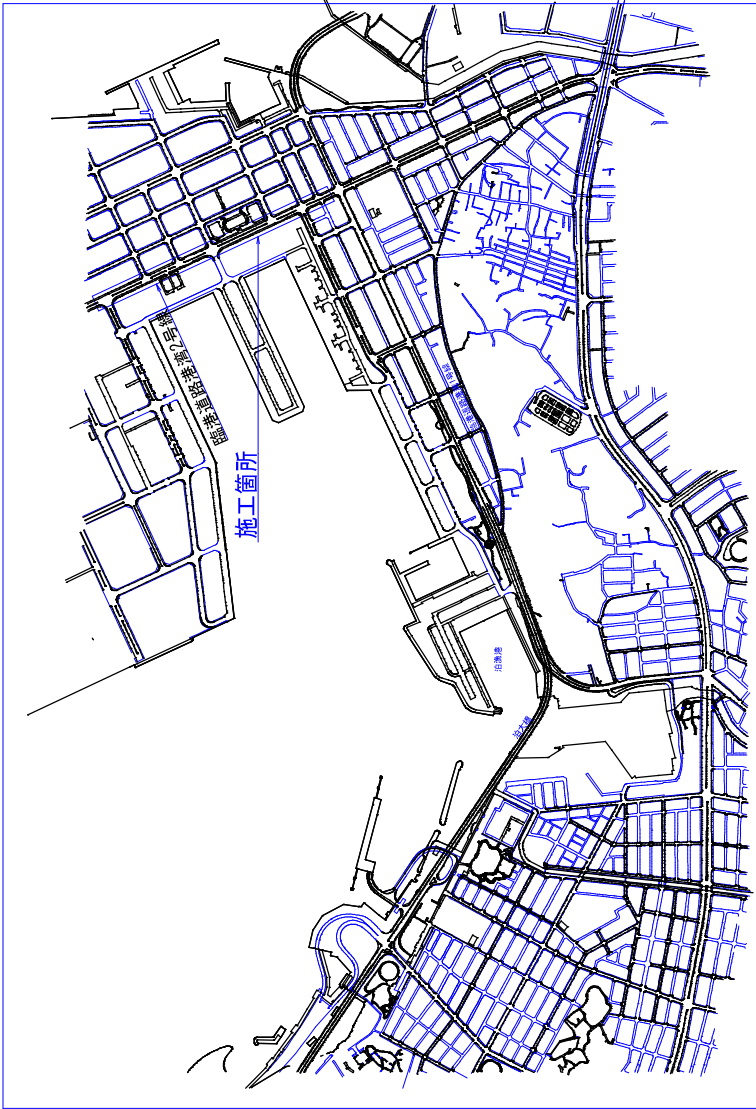

図面目録

図面番号	図面名称	縮尺
00/15	位置図・図面目録	—
01/15	平面図 (1)	1:600
02/15	平面図 (2)	1:600
03/15	既設平面図 (1)	1:600
04/15	既設平面図 (2)	1:600
05/15	全体系統図	—
06/15	照明柱詳細図 (1) 新設	図示
07/15	照明柱詳細図 (2) 新設	図示
08/15	照明柱詳細図 (3) 既設撤去	図示
09/15	部材詳細図	図示
10/15	基礎詳細図	図示
11/15	基礎撤去詳細図	図示
12/15	撤去設備一覧表	図示
13/15	近接工事一覧表	—
14/15	埋設物平面図 (1)	1:600
15/15	埋設物平面図 (2)	1:600

工事名	臨港道路港湾2号線道路照明更新工事 (R8)		
図面名	位置図・図面目録		
作成年月日	令和8年9月		
縮尺	—	図面番号	00/15
会社名	大信設備設計		
事業者名	那覇港管理組合計画建設課		

009/



凡例

Aタイプボール形式

Y05938-2 (J)	灯具形式
Y05939-2 (J)	灯具形式



照度基準
(交基点-2)


照度基準
(交差点-1)

工事名	読者連絡冊2号と検閲連絡帳更新工事 (63)		
図面名	平面図 (1)		
作成年月日	令和8年9月		
縮尺	1/600	図面番号	01/15
会社名	大恒設備設計		
事業者名	那覇港管理組合計画建設課		

平均照度: 20lx以上
均齐度: 0.4程度

浦綾部權度=0.7cd/m²=15 (lx) 程度

平面図-2

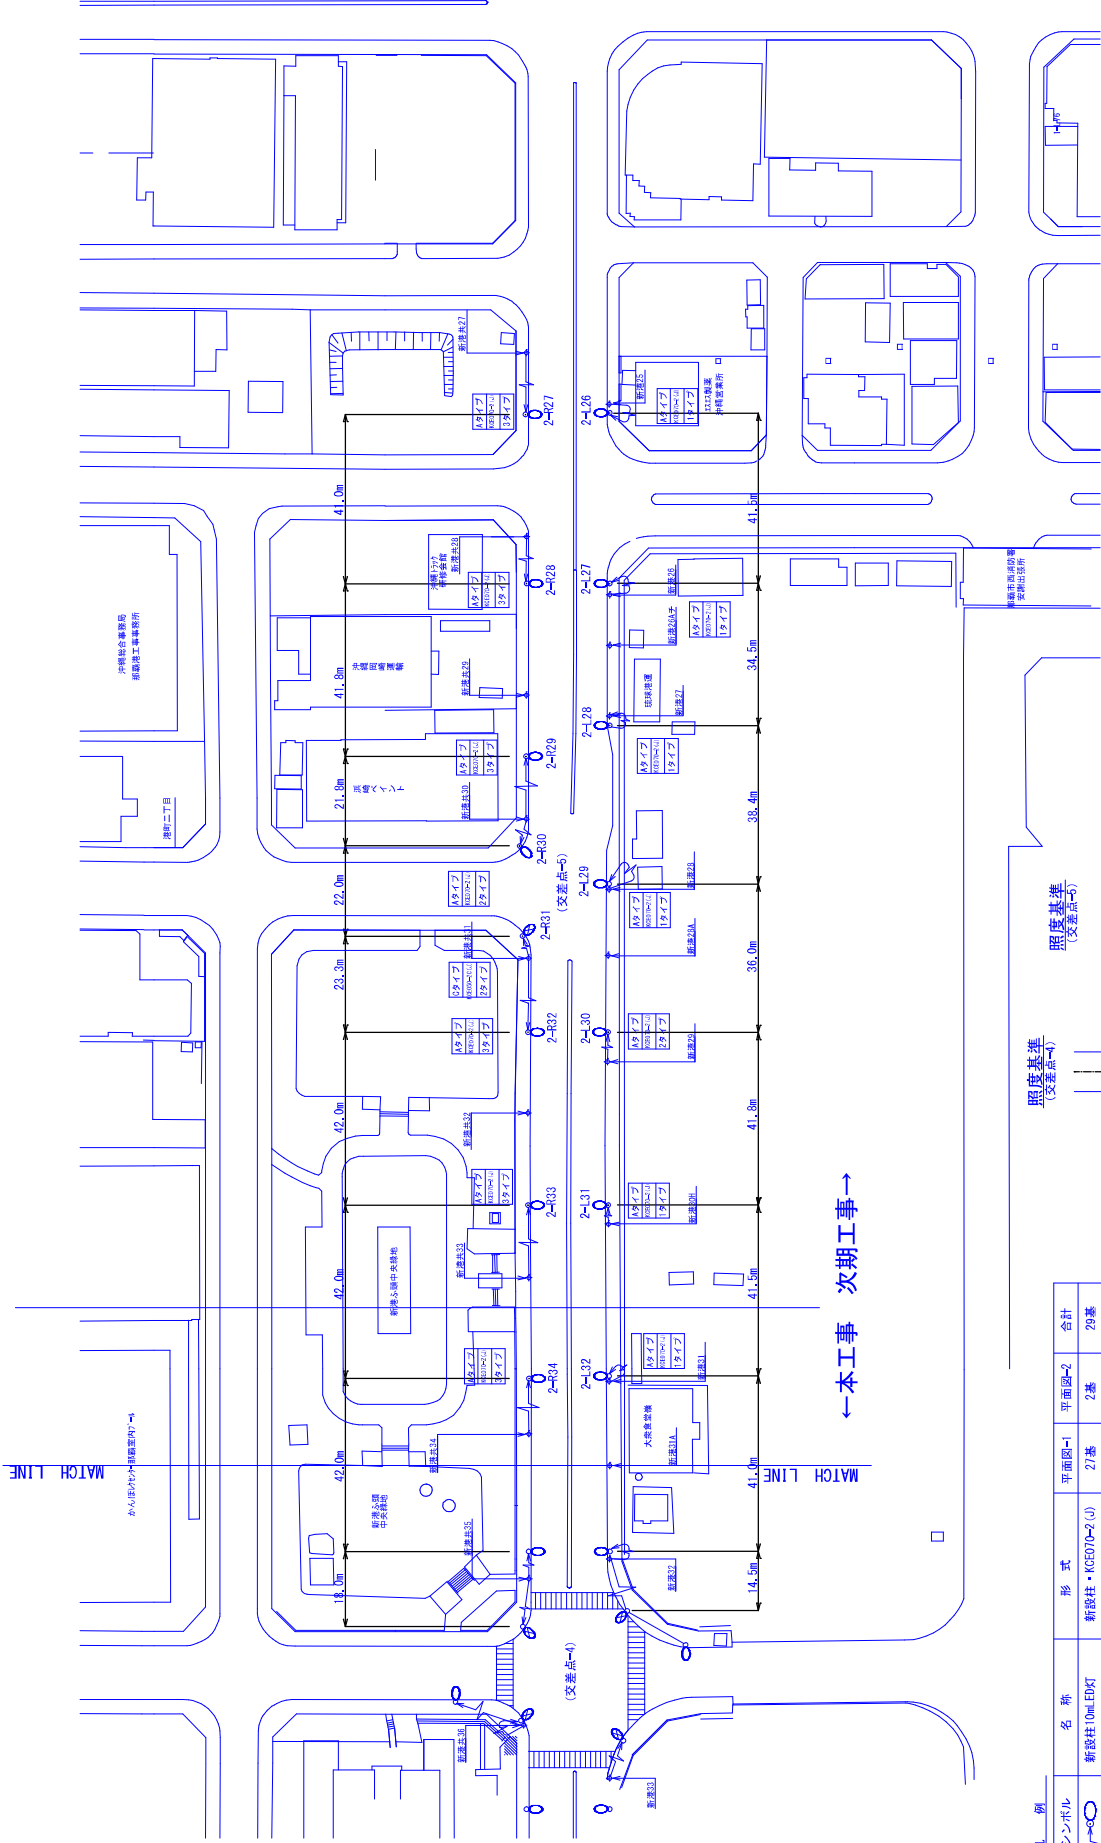

工事名	新築公署中央機動新築工事 (88)		
図面名	平面図-2		
作成年月日	令和8年9月	図面番号	02/15
縮尺	1/600	会社名	大恒設備設計
事業者名	新築公署管理組合計画建設課		

連続部照度: 0.7cd/m² (lx) 程度

平均照度: 20lx以上
均斉度: 0.4程度

平均照度: 20lx以上
均斉度: 0.4程度

タイプ	シンボル	名称	形式	平面図-1	平面図-2	合計
Aタイプ	○-f-○	新設柱10m LED灯	新設柱・KGE070-2(J)	27基	2基	29基
Bタイプ	○-f-○	新設柱10m LED灯	新設柱・KCE150-2(J)	1基	1基	2基
Cタイプ	○-f-○	新設柱10m LED灯	新設柱・KCE080-2C(J)	6基	0基	6基
Dタイプ	○-f-○	新設柱10m LED灯	新設柱・KCE080-2C(J)	0基	30基	30基
照明柱凡例				合計		65基

照明柱凡例
○-f-○ シンボル形式
○-f-○ 灯具形式
○-f-○ 電圧形式

既設平面圖(1)

$$S=1/600$$



凡例

工程名 臨港道路港灣2号線道路照明更新工程 (R8)

$$S=1/600$$
例

工事名	龍港港域内第2号域邊境防壁更新工事 (08)		
図面名	既設平面図-2		
作成年月日	令和8年9月		
縮尺	1/600	図面番号	04/15
会社名	大恒設備設計		
事業者名	那覇港管理組合計画建設課		

既設系統圖

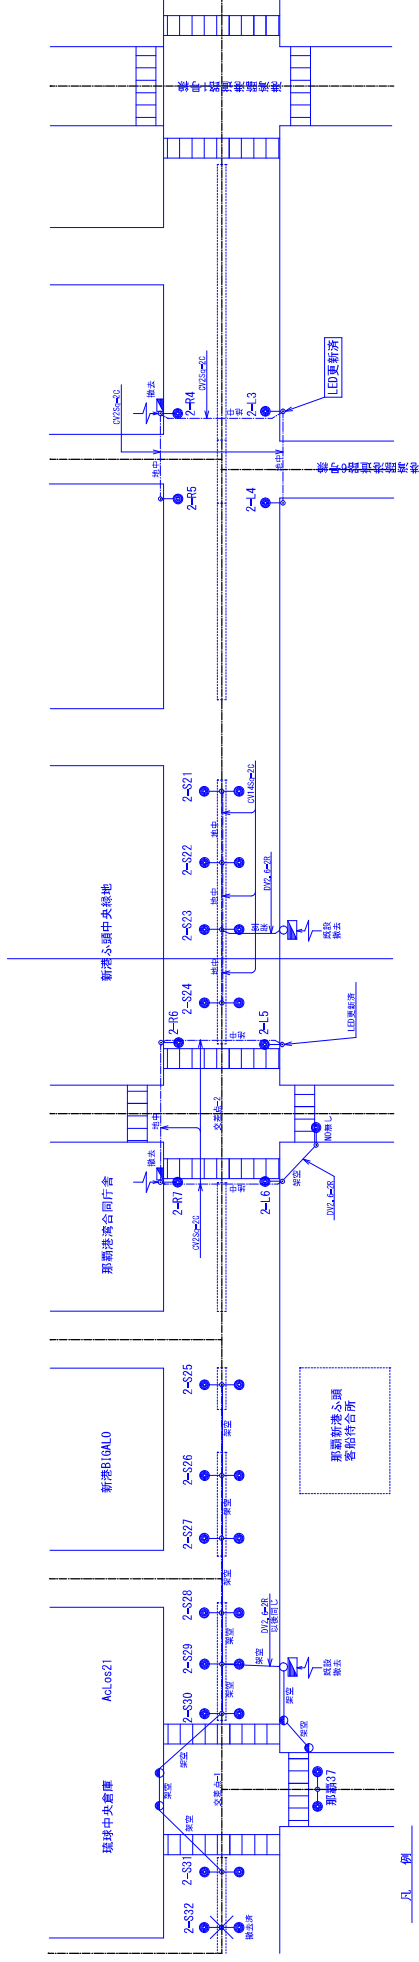


凡 例

← 本工事 → 次期工事 →

	シンボル	名 称	形 式	備 考	既設平面図①	既設平面図②	数値
	●—○	既設照度計10m2灯用	KSC-4、N42Z0L、10-23VB	撤去	8基	1基	9基
	●—○	既設照度計10m1灯用	KSC-4、N42Z0L、10-23B	撤去	5基		5基
	■	既設分電盤	屋外用共置型	撤去	2面		2面
	●	既設引込柱	コンクリート柱	撤去	3基		3基
	——	配管工					
	——	配線工					
		OWケーブルによる 架空配線 OWケーブル・地中埋設配線					

圖系統計畫

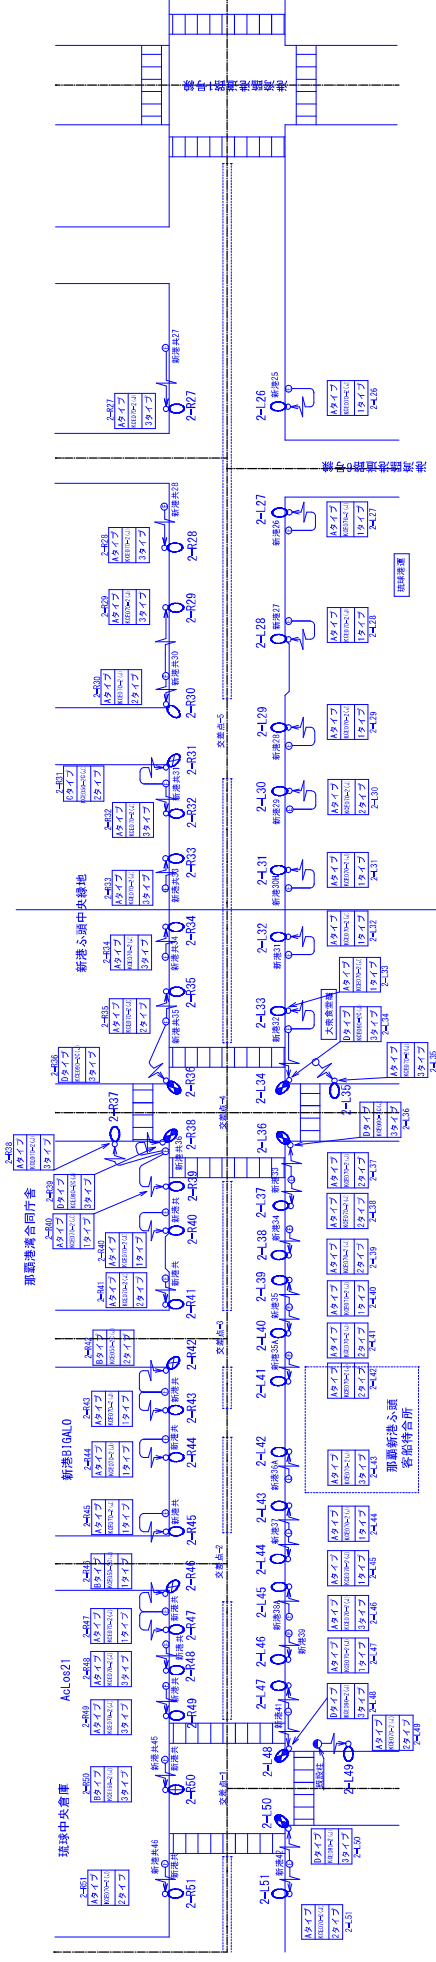



凡 例

← 本工事 → 次期工事 →

タイプ	シンボル	名 称	形 式	平面図1-1	平面図2-2	合 計
Aタイプ		新設柱10mLEDST	1A10B5・KGE070-2(J)	27番	2番	29番
Bタイプ		新設柱10mLEDST	1A10B5・KGE150-2(J)	1番		1番
Cタイプ		新設柱10mLEDST	1A10B5・KGE050-2C(J)	2番		2番
Dタイプ		新設柱10mLEDST	1A10B5・KGE090-2C(J)	6番		6番
				合 計		38番

工事名	陸奥道路沿道7号線 遮断器間更新工事 (R3)		
図面名	系統図		
作成年月日	令和8年9月		
縮尺	-	図面番号	06/15
会社名	大恒設備設計		
事業者名	那覇港管理総合計画建設課		

照明柱詳細図(1)
(新設)

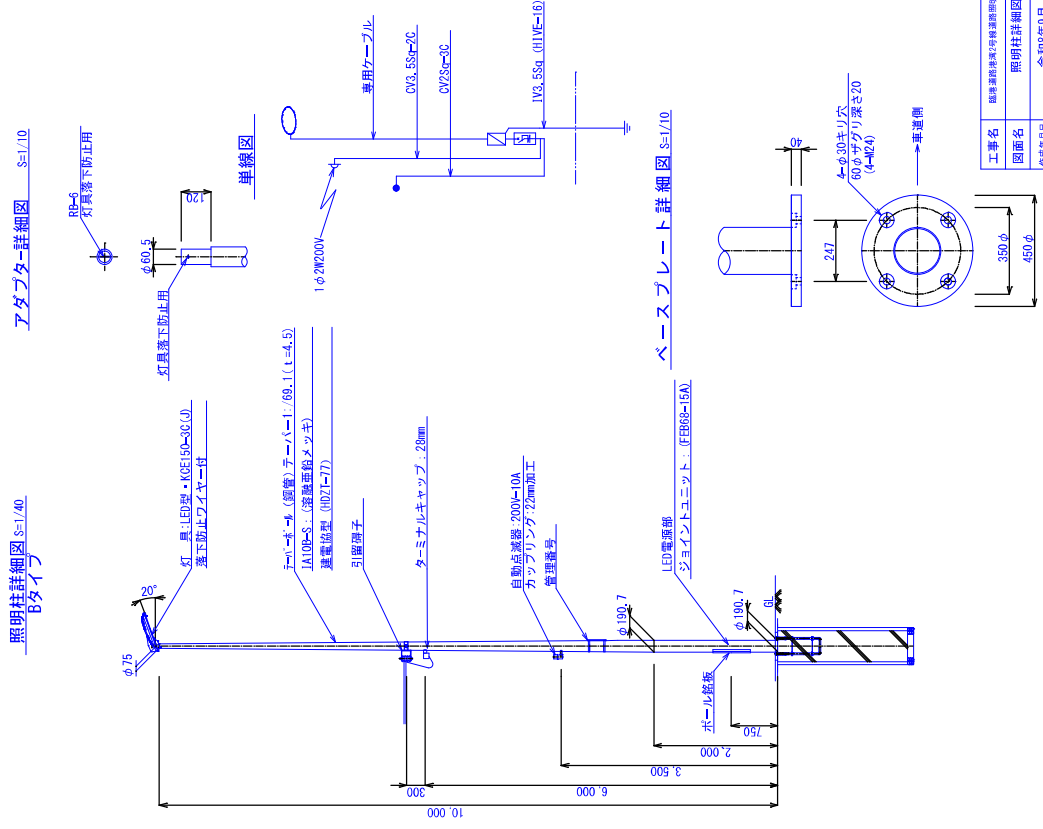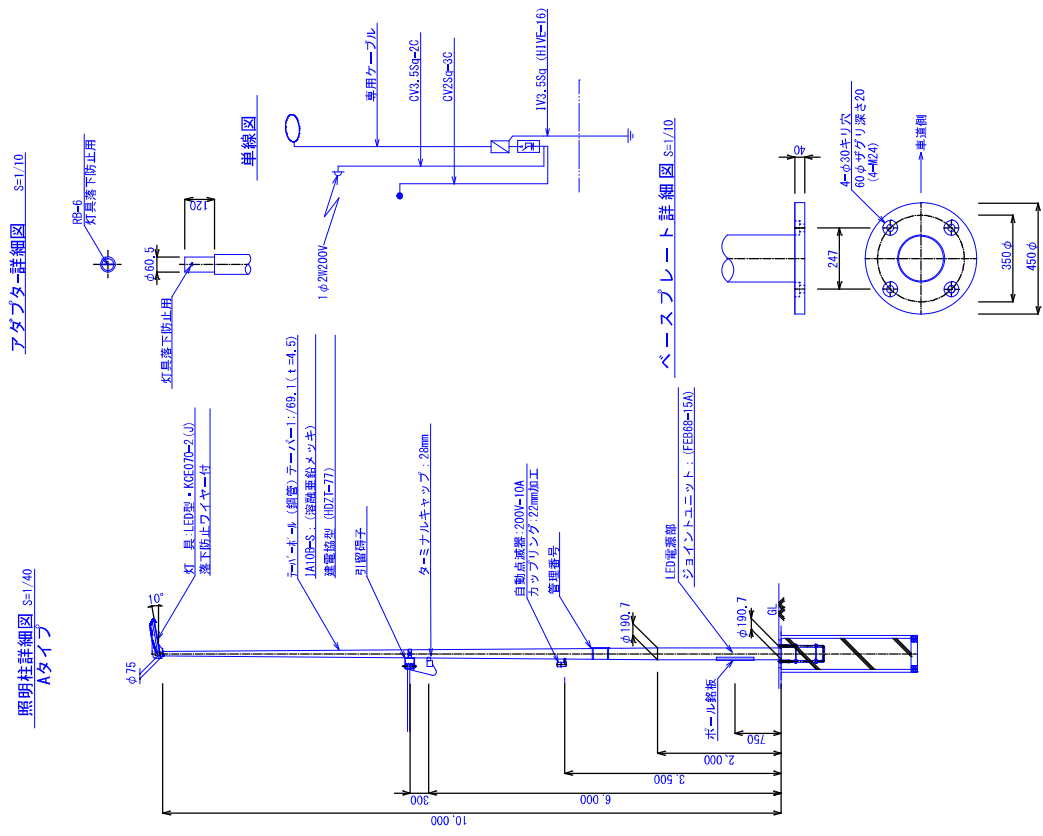


工事名	照明柱詳細図(1)					
作成年月日	令和8年9月					
縮尺	図示	図面番号	06/15			
会社名	大恒設備設計					
事業者名	那覇港管理組合計画建設課					

照明柱詳細図 (2)


照明柱詳細図 S=1/40
Cタイプ

[アダプタ-詳細図](#) S=1/10

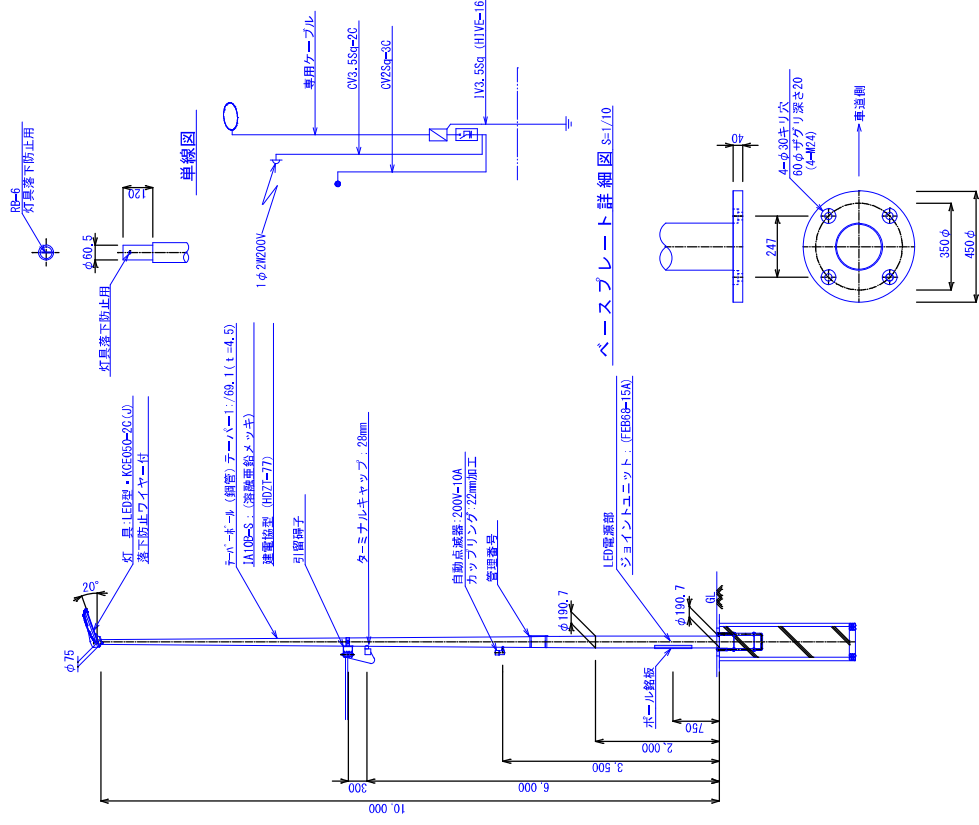

照明柱詳細図 S=1/40
Dタイプ


[アダプター-詳細図](#) S=1/10

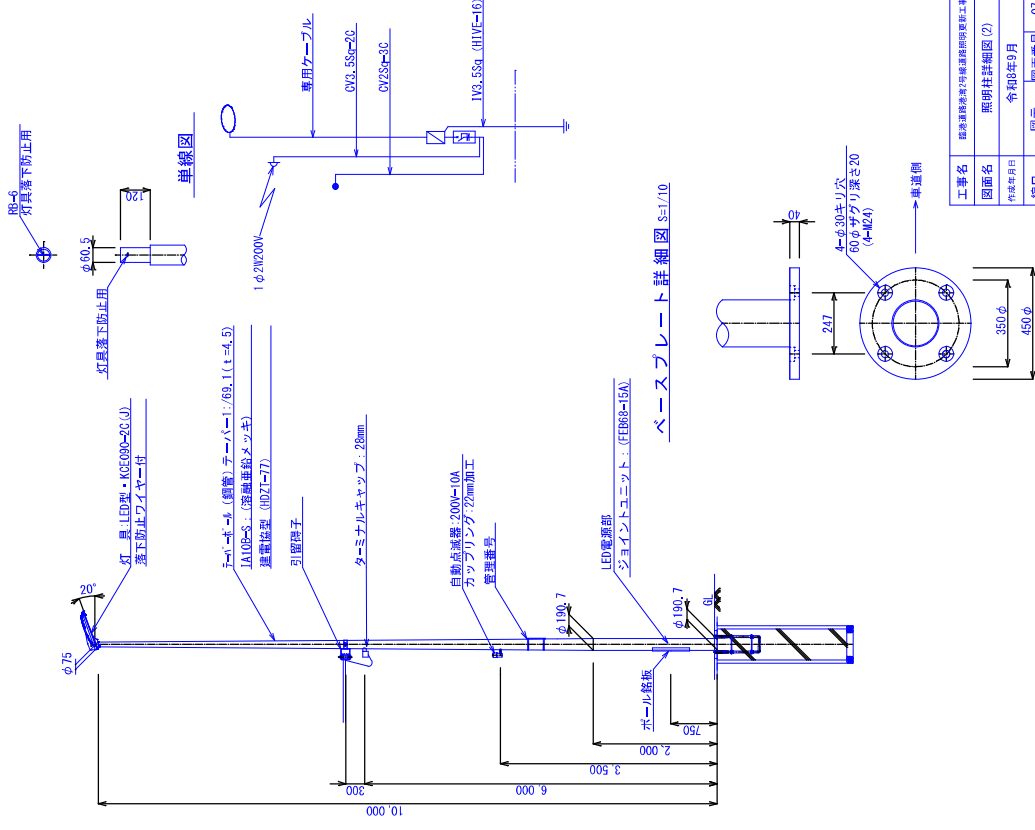


工事名	清水通源渠7号線通源渠河更修工事 (B3)
図面名	照明柱詳細図 (2)
作成年月日	令和8年9月
縮尺	図示
図面番号	07/15
会社名	大恒設備設計
事業者名	那覇港管理組合 計画建設課

照明柱詳細図 (3)


照明柱詳細図 S=1/40
既設Aタイプ

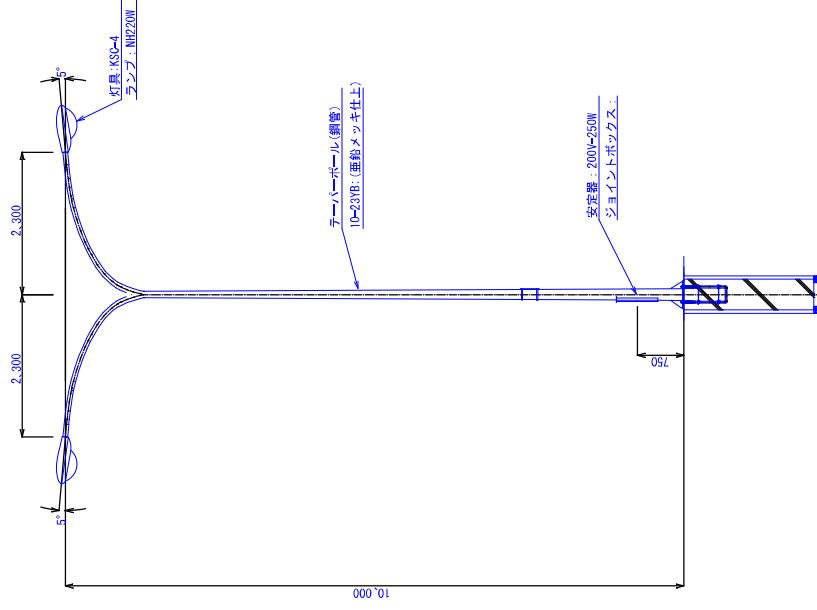


照明柱詳細図 S=1/40
既設Bタイプ

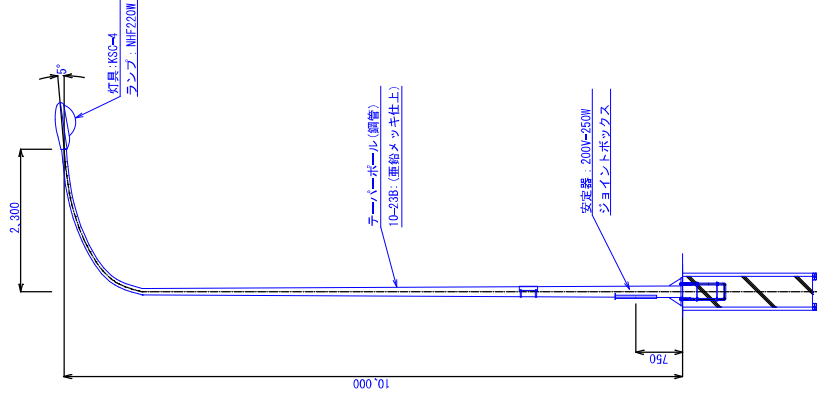

照明柱詳細図 S=1/40
既設Cタイプ

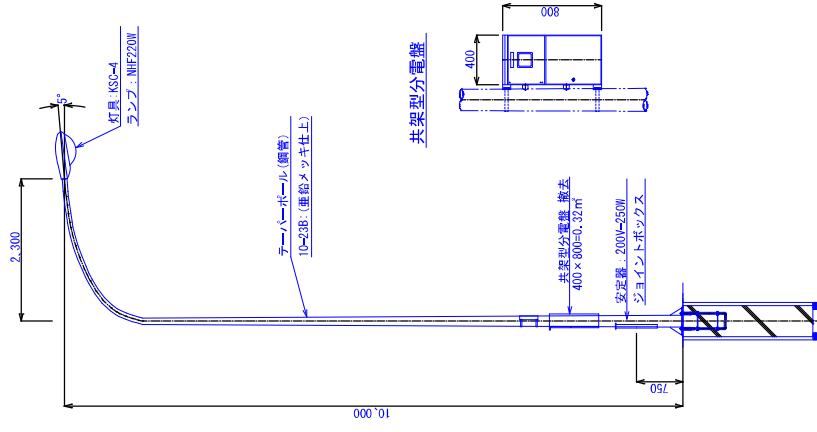


[引込柱撤去詳細図 S=1/30](#)

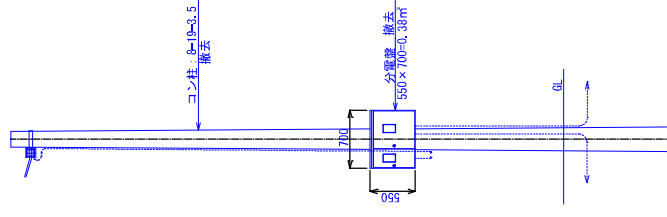

工事名	臨港道路沿道2号線道路照明更新工事 (R3)
図面名	照明柱詳細図 (3) (既設撤去)
作成年月日	令和8年9月
縮尺	図示
図面番号	08/15
会社名	大恒設備設計
事業者名	那覇港管理組合計画建設課

図詳細部材


[管理番号札詳細図 S=1/4](#)

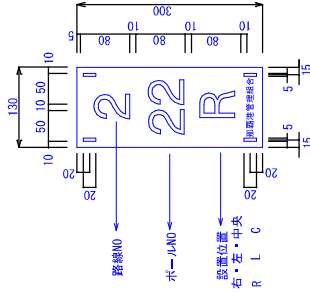

(仕様)

- 1) 文字板 :0.2~0.5 アルミニウム板
表面加工無し
- 2) 文 板 :字体・丸ゴシック
太さ 10mm 黒色
- 3) 取付金具 :ステンレスバンド SFT-N109
- 4) 管理番号 :監査員の承認による。


[ポール銘板詳細図 S=1/1](#)

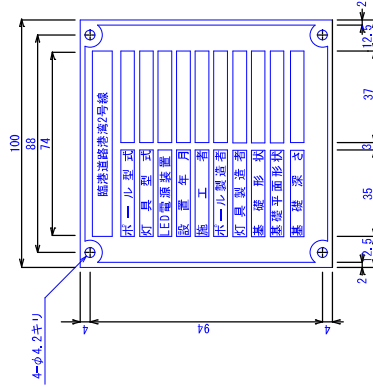


(仕様)

- 1) 材質: BSP 0.6t
- 2) 文字: 角ゴシック体
- 3) 輪郭字体は浮出しユニクロメッキとし
黒色腐蝕沈みメラミン焼付塗装とする。


[アンカーボルト詳細図 S=1/1](#)

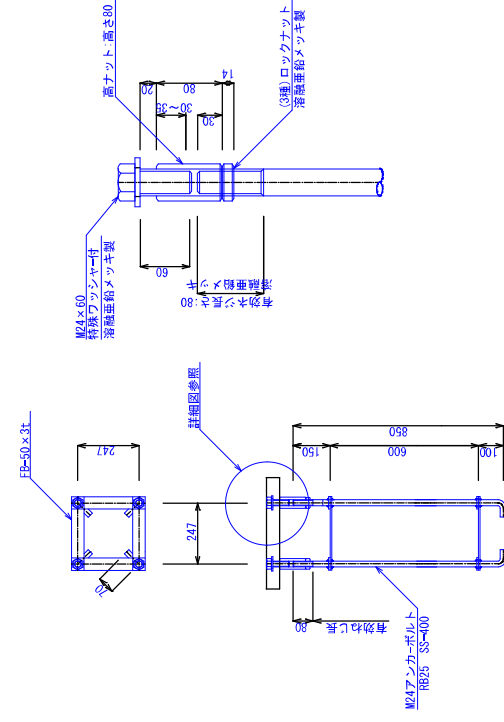

[ポール内分岐ジョイントユニット詳細図](#)

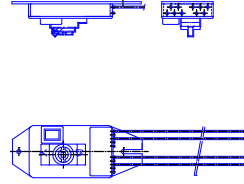


ボール内結線図

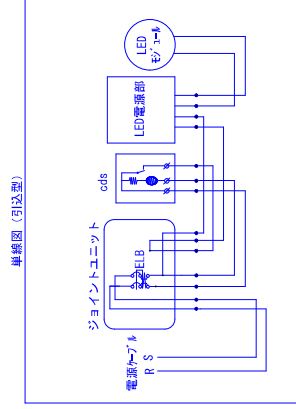

熱

- ・引込柱は、参考型番（FE608-15A）、連接型は（FE068-15A）とする。
- ・引込み種別は公衆街路灯（A）とし、全てE18内蔵型とする。
- ・引込兼用柱のジョイントユニットは、スイッチ無しで層間の試験点灯は、自動点滅器をカバーして点灯の確認とする。


[引留碍子詳細図 S=1/3](#)

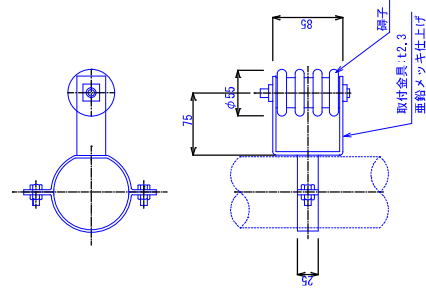


工事名	熊本空港旅客ターミナル建設期間更新工事（第3）		
図面名	部材詳細図		
作成年月日	令和8年9月		
縮尺	図示	図面番号	09/15
会社名	大恒設備設計		
事業者名	那覇空港管理組合計画建設課		

基礎詳細図


1タイプ基礎詳細図 S=1/20

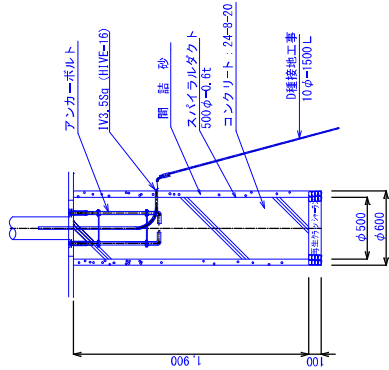

2タイプ基礎詳細図 S=1/20

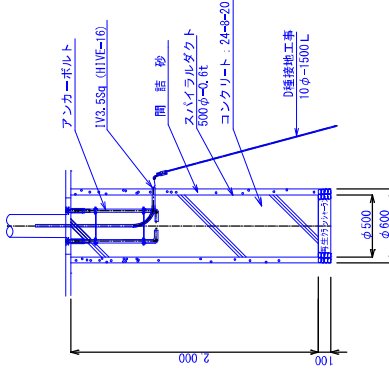


3タイプ基礎詳細図 S=1/20

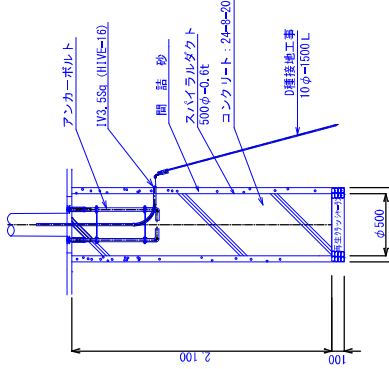


基礎長さにおける基礎寸法	基礎タイプ
・ L=5m以内=500φ-1, 900L	1タイプ
・ L=10m以内=500φ-2, 000L	2タイプ
・ L=15m以内=500φ-2, 100L	3タイプ
・ L=21m以内=500φ-2, 100L	3タイプ

※電力柱からの引込架線距離が長い場合は、再度強度検討の事。

基礎プレート部詳細図 S=1/15
(設置)

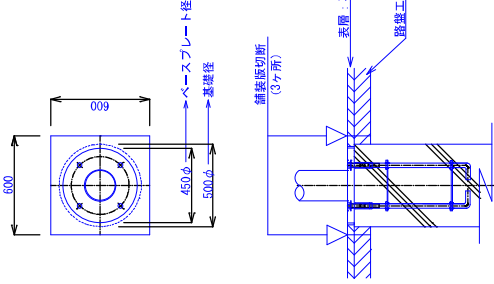

試掘詳細図 S=1/20

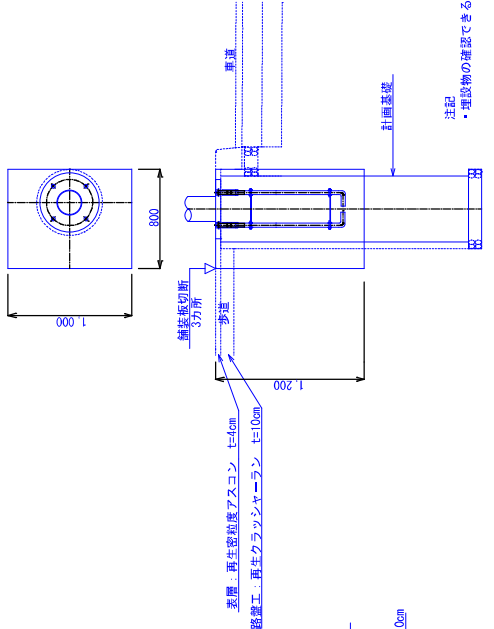


工事名	新築道路橋梁7号線道路橋梁工事 (R3)
図面名	基礎詳細図
作成年月日	令和8年9月
縮尺	図面番号 10/15
会社名	大恒設備設計
事業者名	新築道路橋梁7号線道路橋梁工事 (R3)


注記
・埋設物の確認できる深さ迄試験の事。

基礎撤去詳細図


基礎撤去1タイプ S=1/20
(中央分離帯土中部)

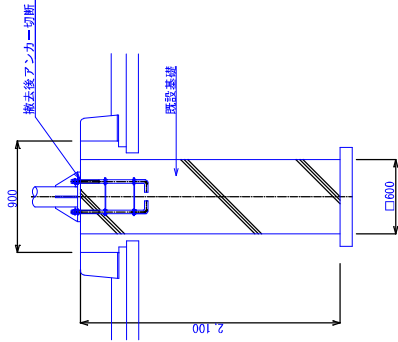

基礎撤去2タイプ S=1/20
(舗装部)

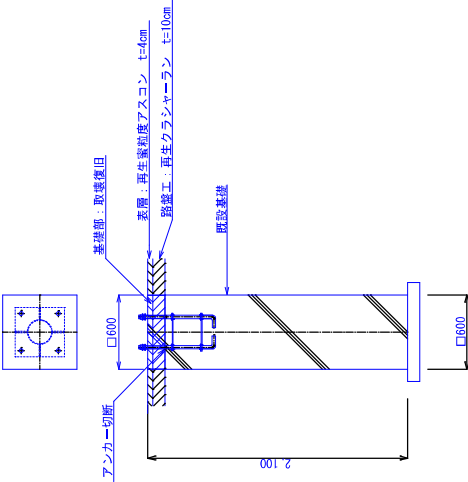

基礎撤去詳細図 S=1/20
(一般部)
(取壊参考図)

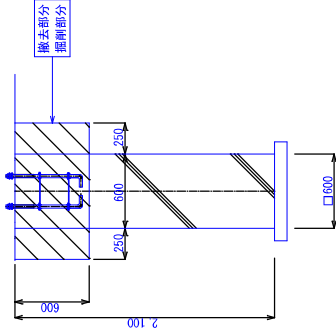

注記
・基礎撤去は監督員の指示による。

工事名	熊谷道路改良工事(熊谷道路改良工事 第2期)		
図面名	基礎撤去詳細図		
作成年月日	令和8年9月		
縮尺	図示	図面番号	11/15
会社名	大信設備設計		
事業者名	熊谷道路改良工事計画委員会		

撤去設備一覧表

(処分重量表)

路線名	灯柱番号	設置方式	ポール型式	灯具の型式	ランプの型式	安定器の種類	電源方式	点滅器の有無	契約方式	設置年月日	電力引込柱NO	設置場所	基礎タイプ	備 考
-臨港道路港湾2号線	那港2-R4	連接	10-23B(引込)	KSO-4	NH220W	250W1灯用	1φ2W200V	有り	公衆街路灯(B)	不明	有り	歩道舗装部	不明	ベース部劣化――
-臨港道路港湾2号線	那港2-R5	連接	10-23B	KSO-4	NH220W	250W1灯用	1φ2W200V	無	公衆街路灯(B)	不明		歩道舗装部	不明	ベース部劣化――
-臨港道路港湾2号線	那港2-L3	連接	10-23B	LED	LED	LED	1φ2W200V	無	公衆街路灯(B)	不明		歩道舗装部	不明	ベース部劣化――
-臨港道路港湾2号線	那港2-L4	連接	10-23B	KSO-4	NH220W	250W1灯用	1φ2W200V	無	公衆街路灯(B)	不明		歩道舗装部	不明	ベース部劣化――
-臨港道路港湾2号線	那港2-S21	連接	10-23VB	KSG-4(2灯用)	NH220W×2	250W2灯用	1φ2W200V	無	公衆街路灯(B)	不明		中央分離帯	不明	ベース部劣化――
-臨港道路港湾2号線	那港2-S22	連接	10-23VB	KSG-4(2灯用)	NH220W×2	250W2灯用	1φ2W200V	無	公衆街路灯(B)	不明		中央分離帯	不明	ベース部劣化――
-臨港道路港湾2号線	那港2-S23	連接	10-23VB	KSG-4(2灯用)	NH220W×2	250W2灯用	1φ2W200V	無	公衆街路灯(B)	不明		中央分離帯	不明	ベース部劣化――
臨港道路港湾2号線	那港2-S24	連接	10-23VB	KSO-4(2灯用)	NH220W×2	250W2灯用	1φ2W200V	無	公衆街路灯(B)	不明		中央分離帯	不明	ベース部劣化
臨港道路港湾2号線	那港2-R6	連接	10-23B	KSO-4	NH220W	250W1灯用	1φ2W200V	無	公衆街路灯(B)	不明		歩道舗装部	不明	ベース部劣化
臨港道路港湾2号線	那港2-R7	連接	10-23B(引込)	KSO-4	NH220W	250W1灯用	1φ2W200V	有り	公衆街路灯(B)	不明	有り	歩道舗装部	不明	ベース部劣化
臨港道路港湾2号線	那港2-L5	連接	10-23B	KSO-4	NH220W	250W1灯用	1φ2W200V	無	公衆街路灯(B)	不明		歩道舗装部	不明	ベース部劣化
臨港道路港湾2号線	那港2-L6	連接	10-23B	KSO-4	NH220W	250W1灯用	1φ2W200V	無	公衆街路灯(B)	不明		歩道舗装部	不明	ベース部劣化
臨港道路港湾2号線	那港2-S25	連接	10-23VB	KSG-4(2灯用)	NH220W×2	250W2灯用	1φ2W200V	無	公衆街路灯(B)	不明		中央分離帯	不明	ベース部劣化
臨港道路港湾2号線	那港2-S26	連接	10-23VB	KSO-4(2灯用)	NH220W×2	250W2灯用	1φ2W200V	無	公衆街路灯(B)	不明		中央分離帯	不明	ベース部劣化
臨港道路港湾2号線	那港2-S27	連接	10-23VB	KSO-4(2灯用)	NH220W×2	250W2灯用	1φ2W200V	無	公衆街路灯(B)	不明		中央分離帯	不明	ポール既設使用
臨港道路港湾2号線	那港2-S28	連接	10-23VB	KSG-4(2灯用)	NH220W×2	250W2灯用	1φ2W200V	無	公衆街路灯(B)	不明		中央分離帯	不明	ベース部劣化
臨港道路港湾2号線	那港2-S29	連接	10-23VB	KSO-4(2灯用)	NH220W×2	250W2灯用	1φ2W200V	無	公衆街路灯(B)	不明		中央分離帯	不明	ベース部劣化
臨港道路港湾2号線	那港2-S30	連接	10-23VB	KSO-4(2灯用)	NH220W×2	250W2灯用	1φ2W200V	無	公衆街路灯(B)	不明		中央分離帯	不明	ベース部劣化
臨港道路港湾2号線	那港2-S32	連接	10-23VB	KSO-4(2灯用)	NH220W×2	250W2灯用	1φ2W200V	無	公衆街路灯(B)	不明		中央分離帯	不明	ベース部劣化
臨港道路港湾2号線	那港-37	連接	10-23VB	KSO-4(2灯用)	NH220W×2	250W2灯用	1φ2W200V	無	公衆街路灯(B)	不明		コンクリート部	不明	ベース部劣化
臨港道路港湾2号線	N0不明	連接	10-23B	KSO-4	NH220W	250W1灯用	1φ2W200V	無	公衆街路灯(B)	不明		舗装部	不明	ベース部劣化
合計			2灯用=9基 1灯用=5基	33台	NH220W=33本	2灯用=12台 1灯用=9台								
参考重量		10-23VB=226Kg×9本 10-23B=192Kg×5本 =2,994Kg		14,0Kg×23台 =322Kg	0,185Kg×23本 =4,255Kg	7,5Kg×9台 2,9Kg×5台 =82Kg								


※那港2-L3は1印置射灯、処分重量に含まない。

合計=3,402,255Kg

工事名	臨港道路港湾2号線道路照明撤去工事 (R6)		
図面名	撤去設備一覧表		
作成年月日	令和8年9月		
縮尺	-	図面番号	12/15
会社名	大田設備設計		
事業者名	那覇港管理組合計画建設課		

【アイソメ図3】
(撤去)

配線工 (撤去) アイソメ図

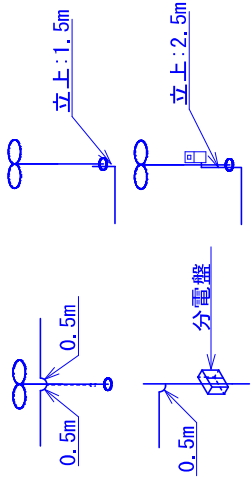

—— : DV線による架空配線

----- : CV線による地中配線

合計 ① + ~ + ⑮

DV2. 6-2C=26. 0+17. 8+37. 8+36. 0+11. 0+36. 0+37. 0+35. 0+38. 3+23. 8=298. 7m

CV2Sq-2C=27. 6+39. 7+23. 5=90. 8m

CV14Sq-2C=40. 3+42. 0+42. 0=124. 3m

CV2Sq-3C=348. 0m

重量

DV2. 6-2C=0. 125Kg/m × 309. 7m=38. 71Kg

CV2Sq-2C=0. 11Kg/m × 90. 8m=9. 98Kg

CV2Sq-3C=0. 135Kg/m × 348. 0m=46. 98Kg

CV14Sq-2C=0. 395Kg/m × 124. 3m=49. 09Kg

合計重量=144. 76Kg

DV線径間=11径間

※仕上がり外形

DV2. 6-2C=9. 2mm

CV2Sq-2C=10. 5mm

CV2Sq-3C=11. 0mm

CV14Sq-2C=16. 5mm

合計延長

→ 外形10mm以下 → 309. 7m

→ 外形20mm以下 → 563. 1m

ポール内配線
(安定器〜灯具)

⑮ CV2Sq-3C=12m/本 × 29基=348m

⑪ DV2. 6-2C=0. 5+22. 8+0. 5=23. 8m

⑫ CV2Sq-2C=2. 5+35. 7+1. 5=39. 7m

⑬ CV2Sq-2C=1. 5+20. 5+1. 5=23. 5m

⑭ CV14Sq-2C=1. 5+37. 3+1. 5=40. 3m

⑮ DV2. 6-2C=0. 5+10. 0+0. 5=11. 0m

⑯ CV14Sq-2C=1. 5+39. 0+1. 5=42. 0m

⑰ CV14Sq-2C=1. 5+39. 0+1. 5=42. 0m

DV2. 6-2C=0. 5+25. 0+0. 5=26. 0m

DV2. 6-2C=0. 5+16. 8+0. 5=17. 8m

DV2. 6-2C=0. 5+36. 8+0. 5=37. 8m

DV2. 6-2C=0. 5+35. 0+0. 5=36. 0m

DV2. 6-2C=0. 5+10. 0+0. 5=11. 0m

DV2. 6-2C=0. 5+35. 0+0. 5=36. 0m

DV2. 6-2C=0. 5+36. 0+0. 5=37. 0m

DV2. 6-2C=0. 5+34. 0+0. 5=35. 0m


DV2. 6-2C=0. 5+37. 3+0. 5=38. 3m

CV2Sq-2C=1. 5+23. 6+1. 5=27. 6m

近接工事一覧表

ポールNO	地上障害物		地下埋設物			備考	地上障害物		地下埋設物			備考
	高圧線	通信線	通信	水道	下水道		高圧線	通信線	通信	水道	下水道	ガス
2-R27	○	○	×	△	△	—	○	○	○	△	△	×
2-R28	○	○	×	○	△	—	○	○	○	△	△	×
2-R29	○	○	×	△	△	—	○	○	○	△	△	×
2-R30	○	○	×	△	○	試験要— 試験要—	○	○	○	△	△	×
2-R31	○	○	×	△	○	—	○	○	○	△	△	×
2-R32	○	○	×	△	△	—	○	○	○	△	△	×
2-R33	○	○	×	△	△	—	○	○	○	△	△	×
2-R34	○	○	×	○	△	—	○	○	○	△	△	×
2-R35	○	○	×	○	○	試験要	○	○	○	△	△	×
2-R36	○	○	×	△	△	—	×	○	○	△	△	×
2-R37	×	×	○	△	△	—	○	○	×	△	△	×
2-R38	○	○	○	△	△	—	○	○	×	△	△	×
2-R39	○	○	○	△	△	—	○	○	×	△	△	×
2-R40	○	○	○	○	△	—	○	○	×	△	△	×
2-R41	○	○	○	○	△	—	○	○	×	△	△	×
2-R42	○	○	○	△	△	—	○	○	×	△	△	×
2-R43	○	○	○	△	△	—	○	○	×	△	△	×
2-R44	○	○	○	△	△	—	○	○	×	△	△	×
2-R45	○	○	○	△	△	—	○	○	×	△	△	×
2-R46	○	○	○	△	△	—	○	○	×	△	△	×
2-R47	○	○	○	△	△	—	○	○	×	△	△	×
2-R48	○	○	○	△	△	—	○	○	×	△	△	×
2-R49	○	○	○	△	△	—	○	○	×	△	△	×
2-R50	○	○	○	△	△	—	○	○	×	△	△	×
2-R51	○	○	○	△	△	—	○	○	×	△	△	×

埋設物断面図
(参考図)

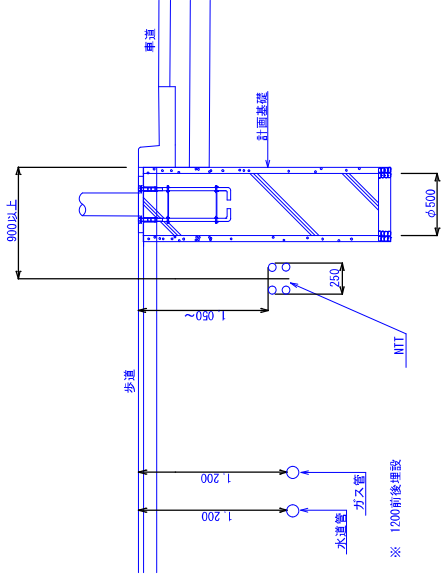

・○ 有 ・× 無し ・△ 有（影響無し）

注記

・埋設物有の箇所は、埋設物平面図参考とし、施工時に専業社への再確認及び立ち合いの事。

工事名	臨海道路東側に沿う埋設物調査工事（R3）		
図面名	近接工事一覧表		
作成年月日	令和8年9月		
縮尺	—	図面番号	T3/15
会社名	大樹設備設計		
事業者名	那珂港管理組合計画課設置		


$S=1/600$ 

工事名	臨港通商地区2号幹道道路利用更新工事 (R2)		
図面名	埋設物平面図 (1)		
作成年月日	令和8年5月		
縮尺	1/600	図面番号	14/15
会社名	大恒設備設計		
事業者名	那覇港管理組合計画建設課		

- ： 那覇市上水道管
- ： 那覇市下水道管
- ： ガス管
- ： NTT

- ： 那覇市上水道管
- ： 那覇市下水道管
- ： ガス管
- ： NTT

埋設物平面図(2)

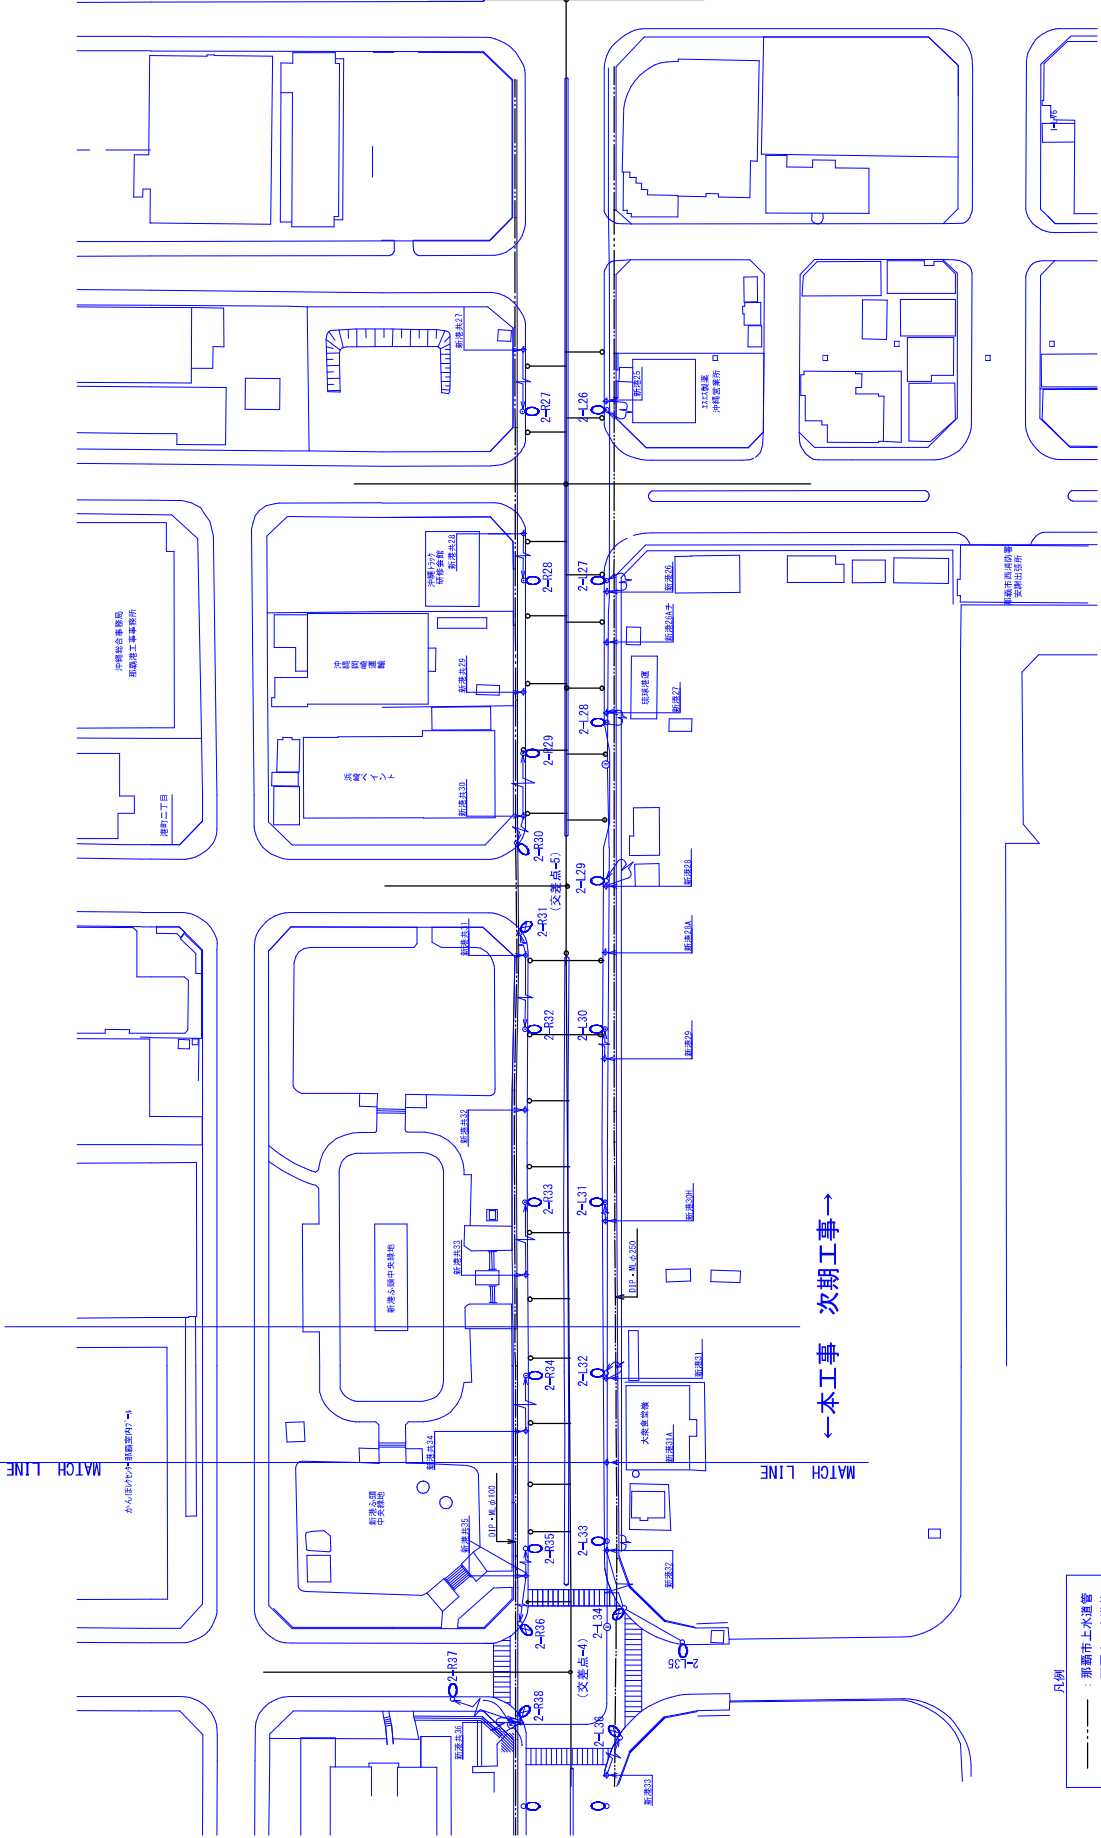

凡例

工事名	那覇港地区第2期港湾施設整備設計工事 (R3)
図面名	埋設物平面図 (2)
作成年月日	令和8年9月
縮尺	1/600
図面番号	15/15
会社名	大恒設備設計
事業者名	那覇港湾管理組合計画建設課